


北ノ又第二発電所


委託名	北ノ又第二発電所 保護継電器特性試験ほか業務委託		
図面名	発電所位置図		
縮尺		図面番号	1/13
岩手県企業局			

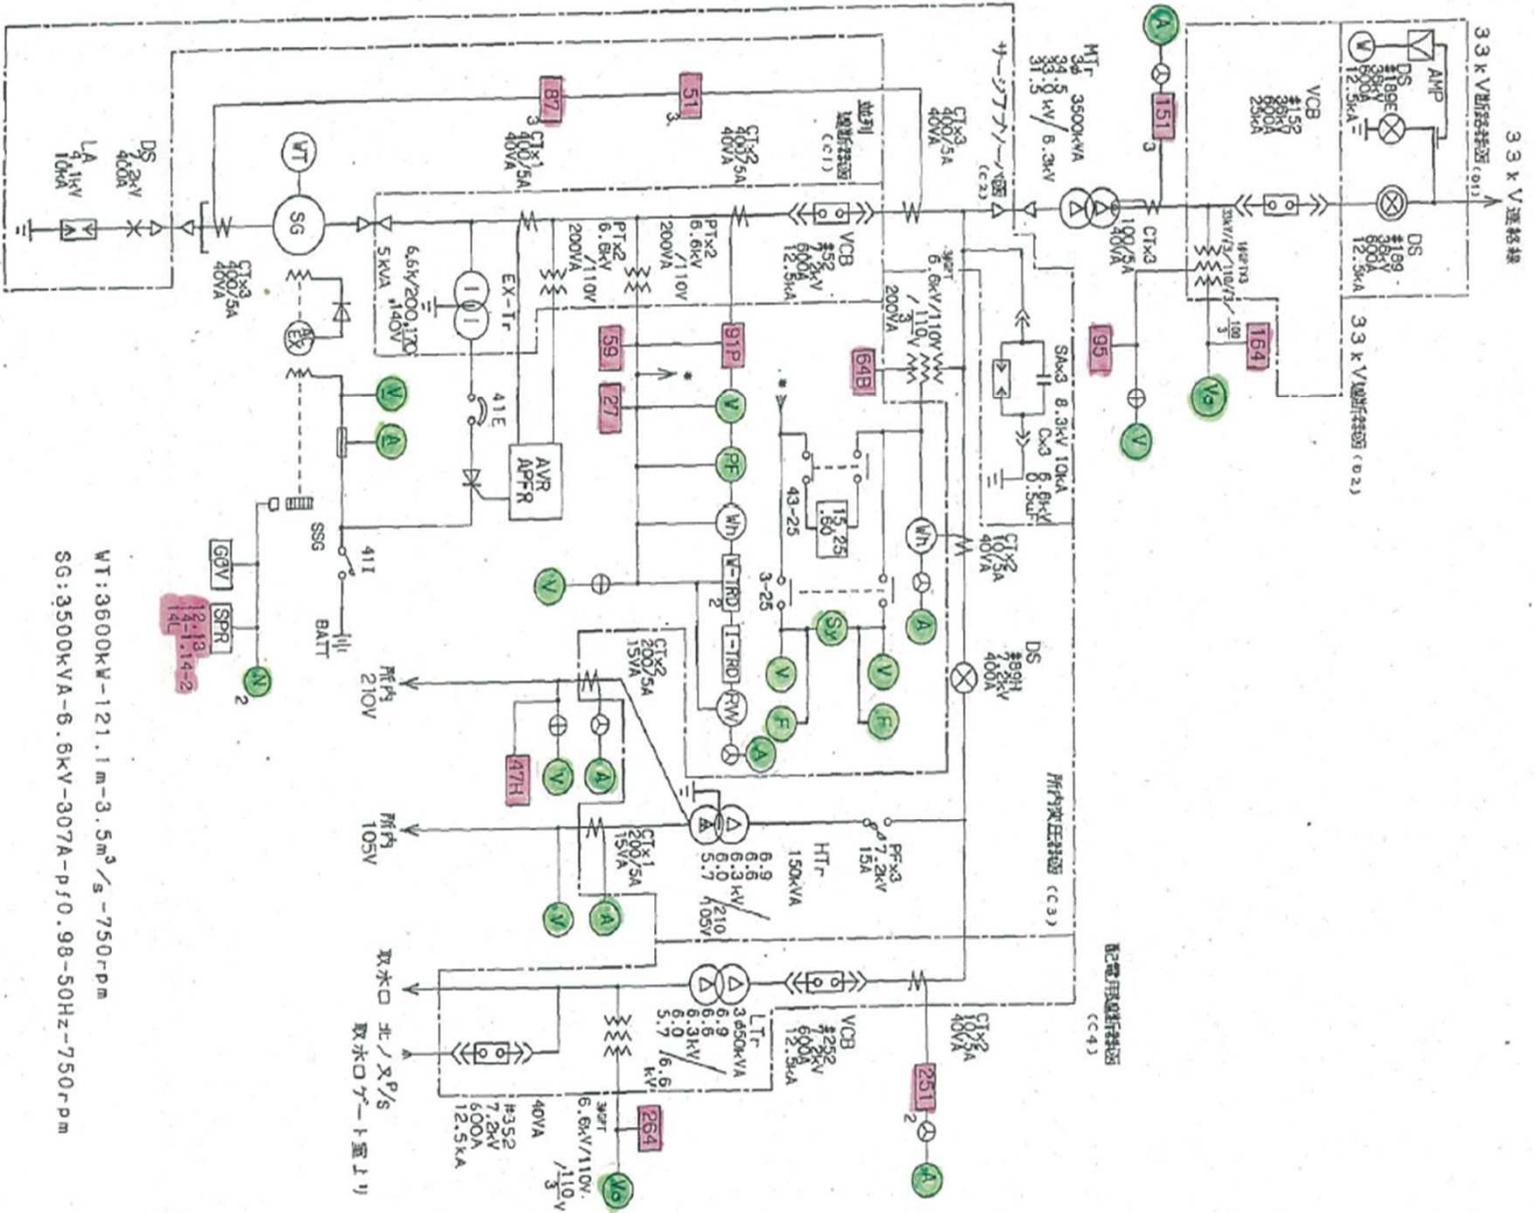


WT:3600kW-121.1m-3.5m³/s-750rpm
 SG:3500kVA-6.6kV-307A-pf0.98-50Hz-750rpm

委託名	北ノ又第二発電所 保護継電器特性試験ほか業務委託		
図面名	単線結線図		
縮尺		図面番号	2/13
岩手県企業局			

D-G0V

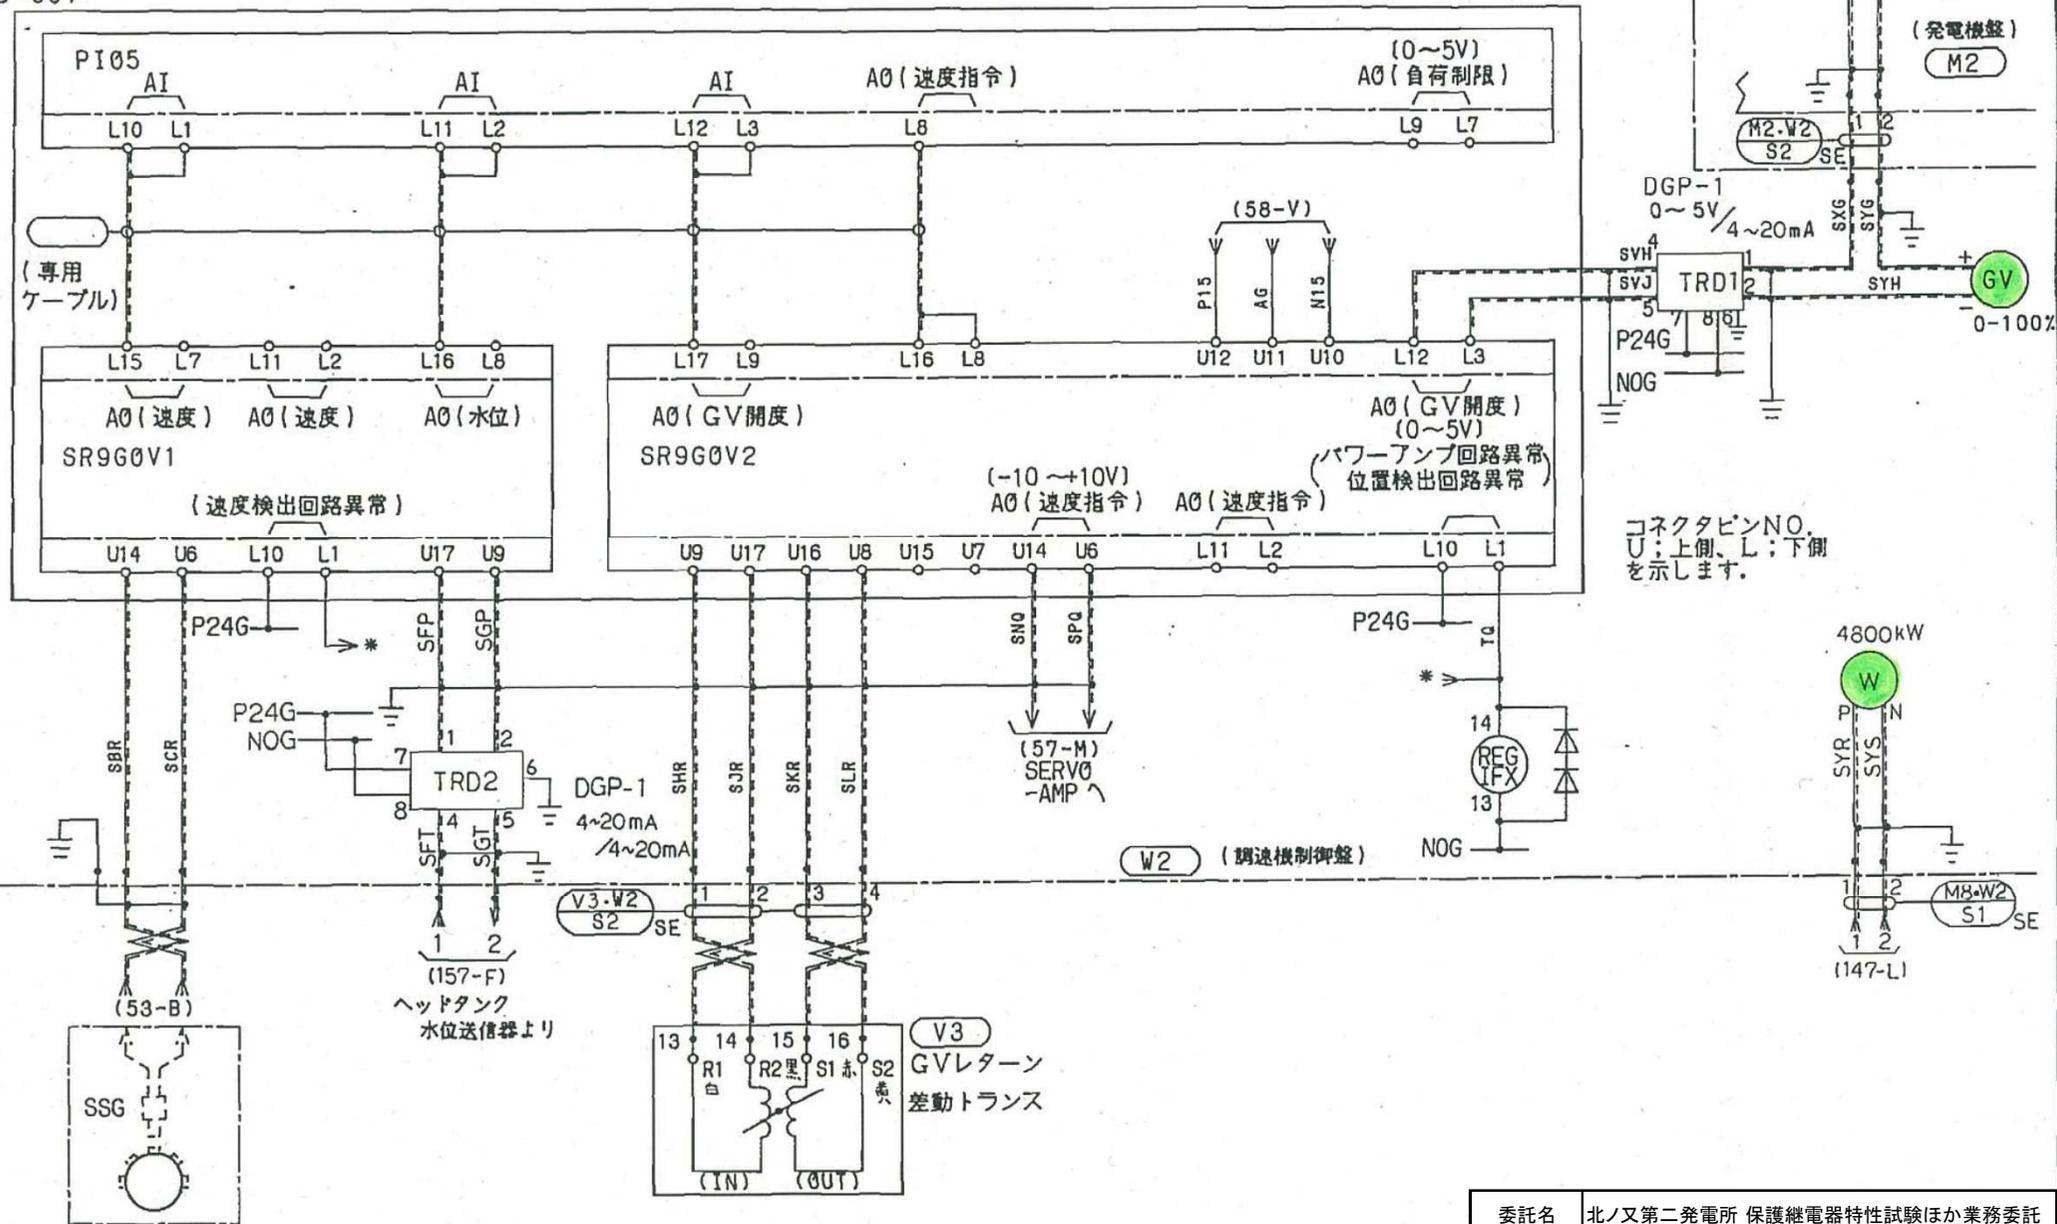

委託名	北ノ又第二発電所 保護継電器特性試験ほか業務委託		
図面名	調速機制御		
縮尺		図面番号	3/13
岩手県企業局			

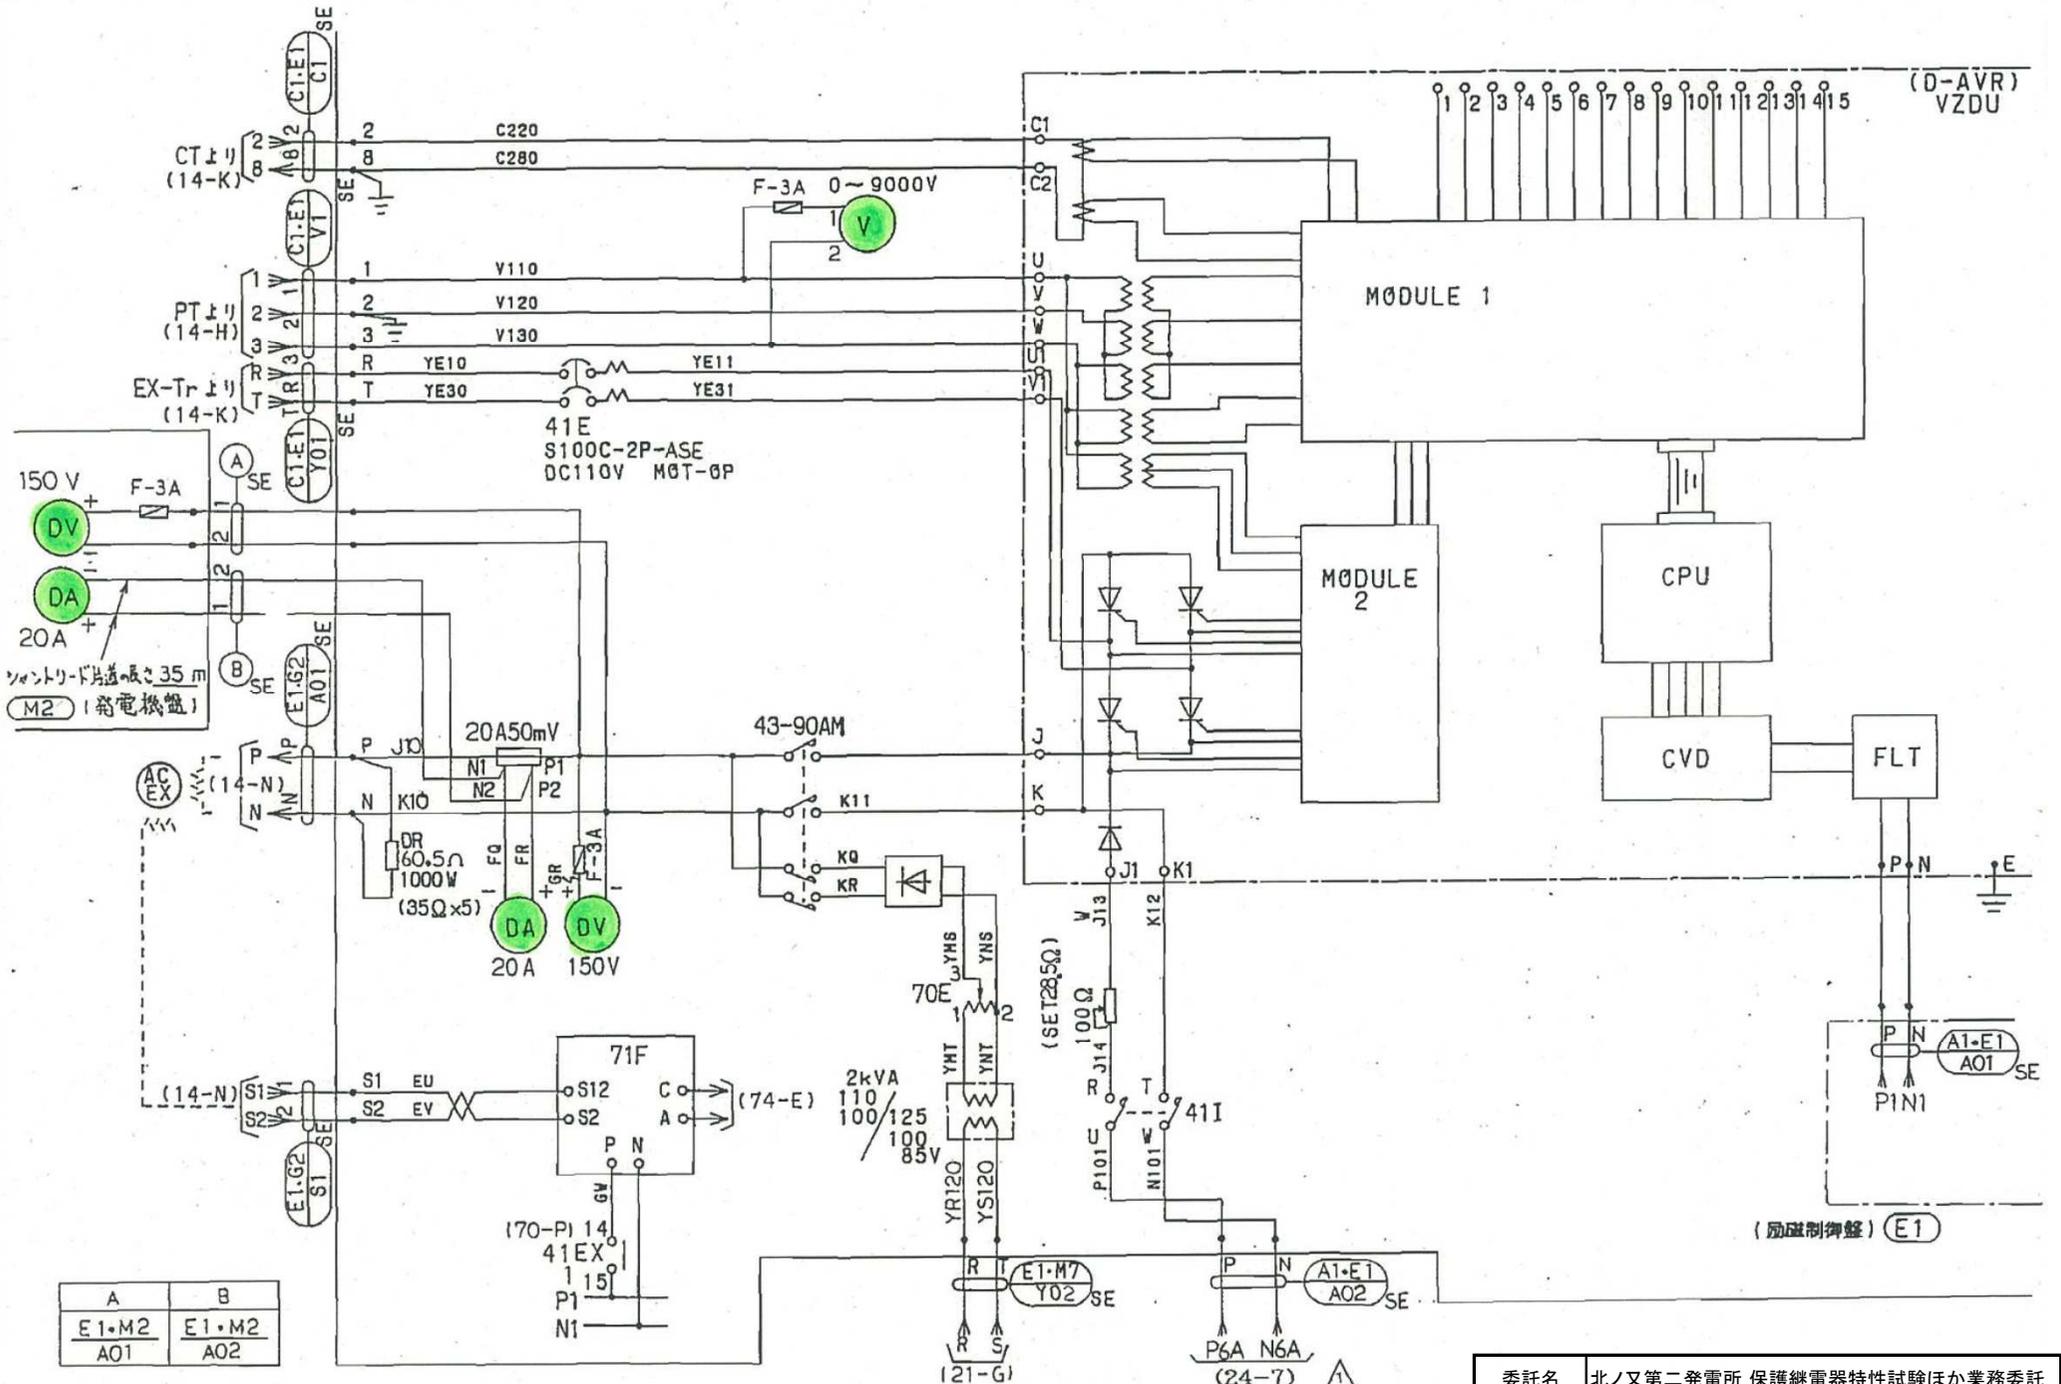


150 V
F-3A
DV
DA
20A
ソレントリドは長さ35m
M2 (発電機盤)

A	B
E1-M2 A01	E1-M2 A02



委託名	北ノ又第二発電所 保護継電器特性試験ほか業務委託		
図面名	励磁主回路		
縮尺		図面番号	4/13
岩手県企業局			

A	B	C	D
M3-M4	M3-M4	Arr-WL21	WL2-WL21
S1	S2	S1	S1

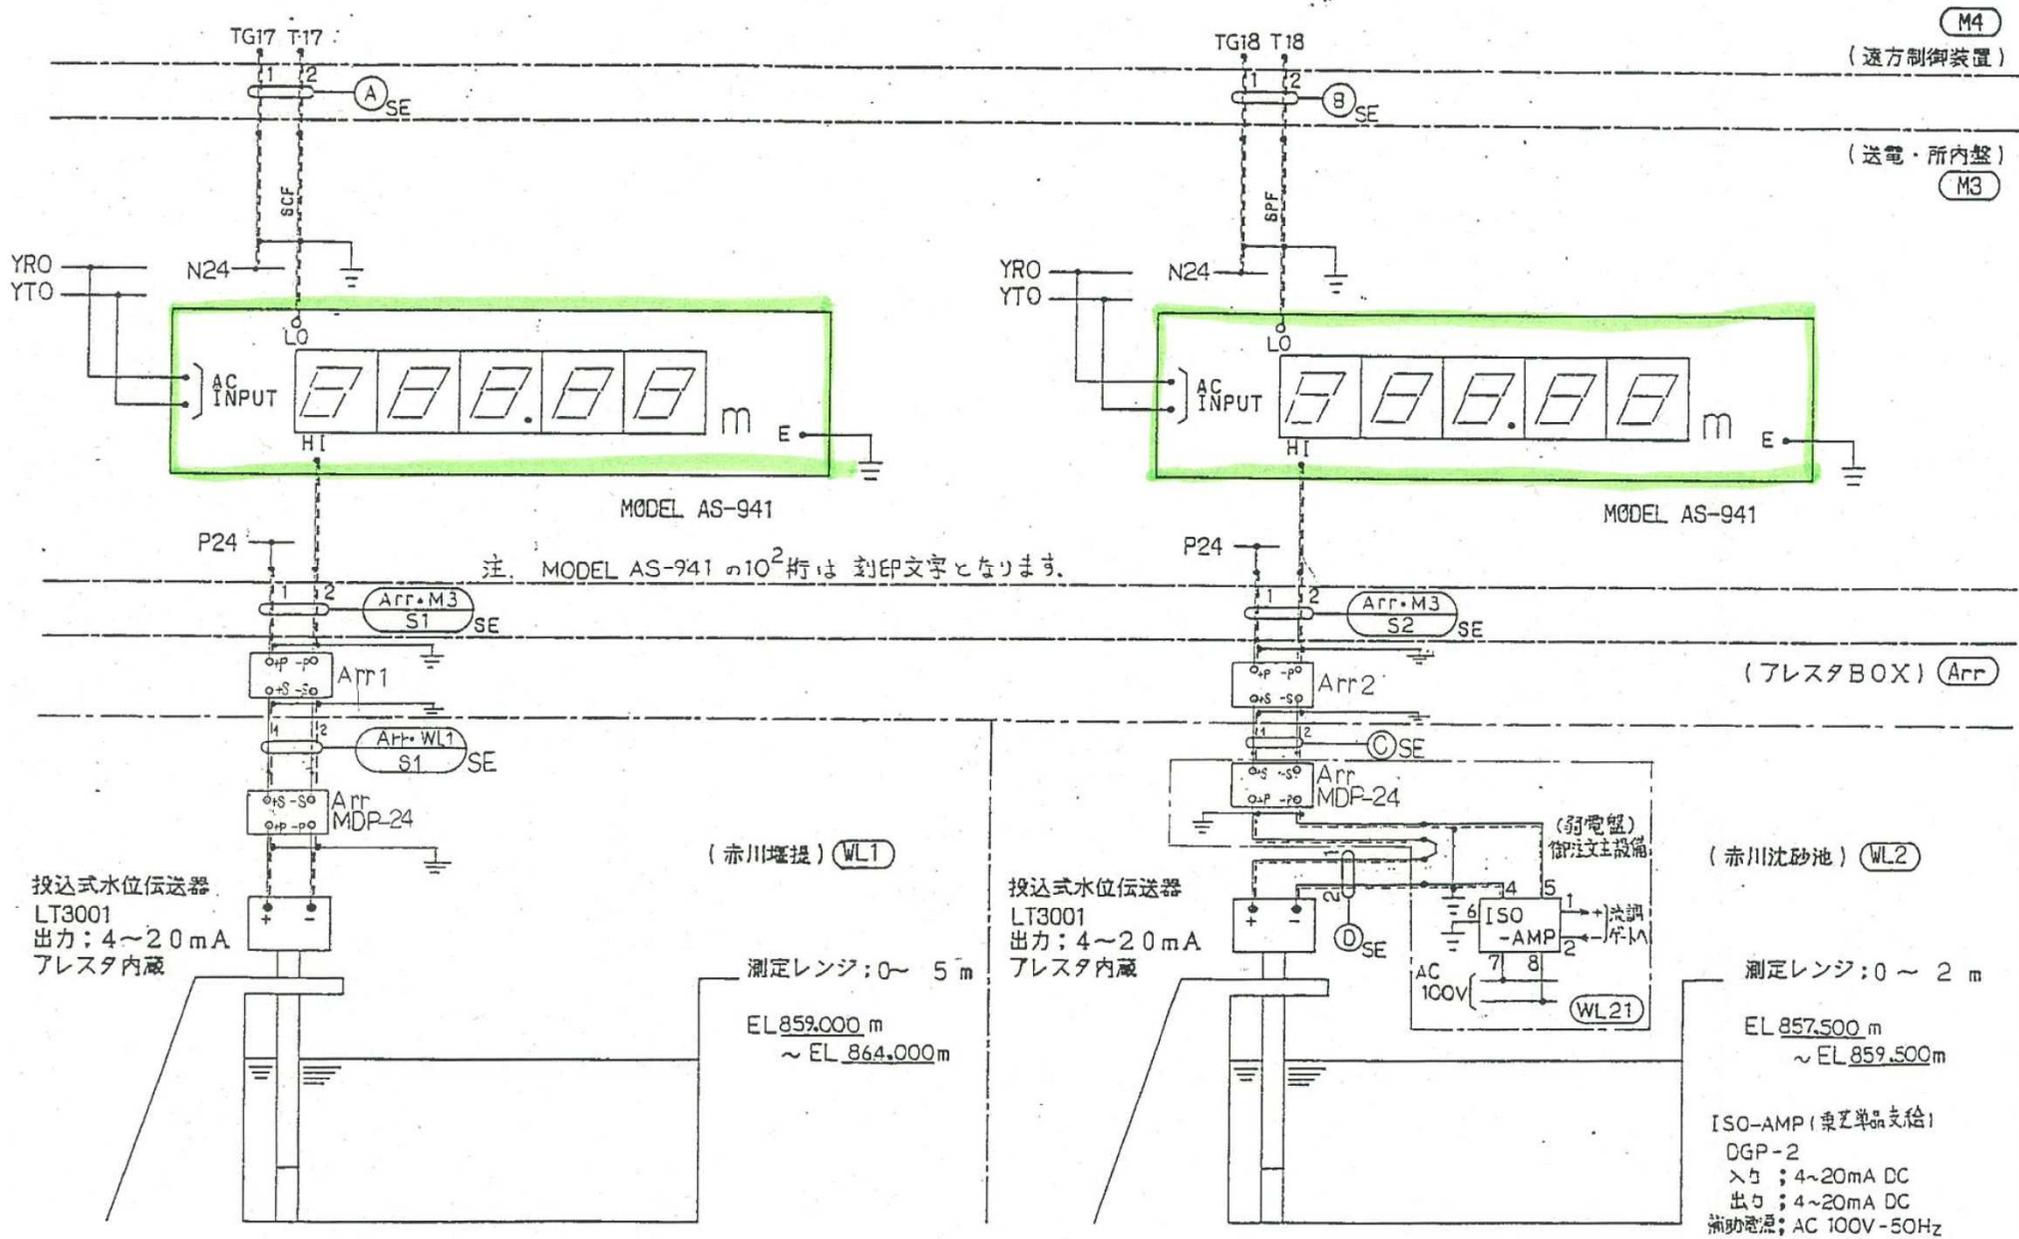


委託名	北ノ又第二発電所 保護継電器特性試験ほか業務委託		
図面名	計測回路(1)		
縮尺		図面番号	5/13
岩手県企業局			

A	B	C	D
M3-M4	M3-M4	Arr.WL41	WL4-WL41
S3	S4	S1	S1

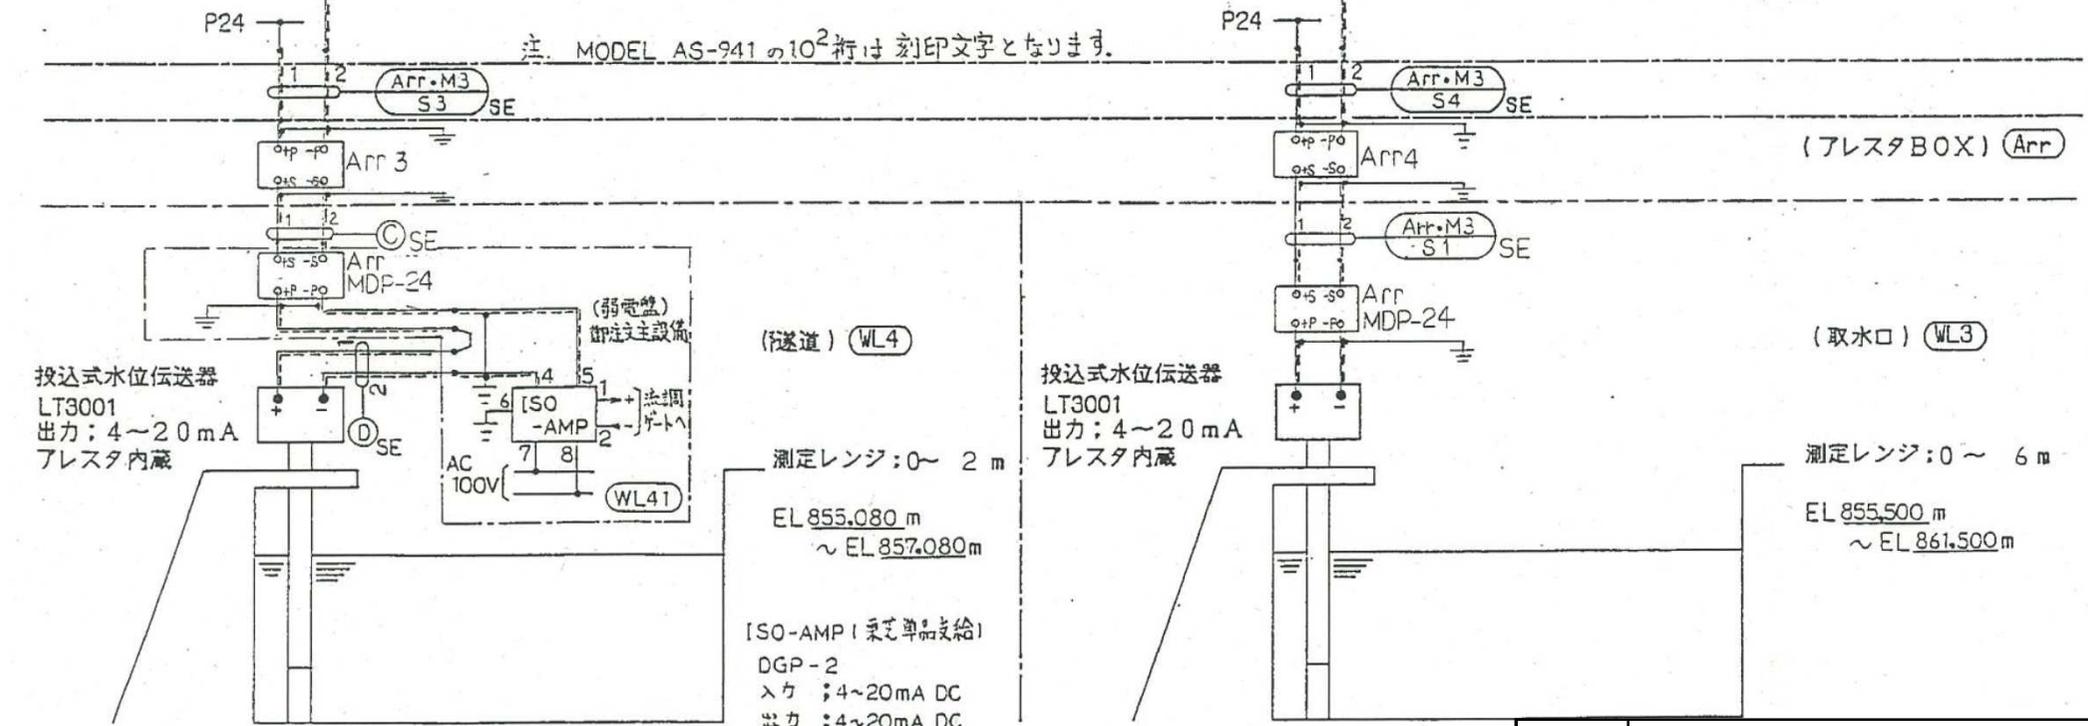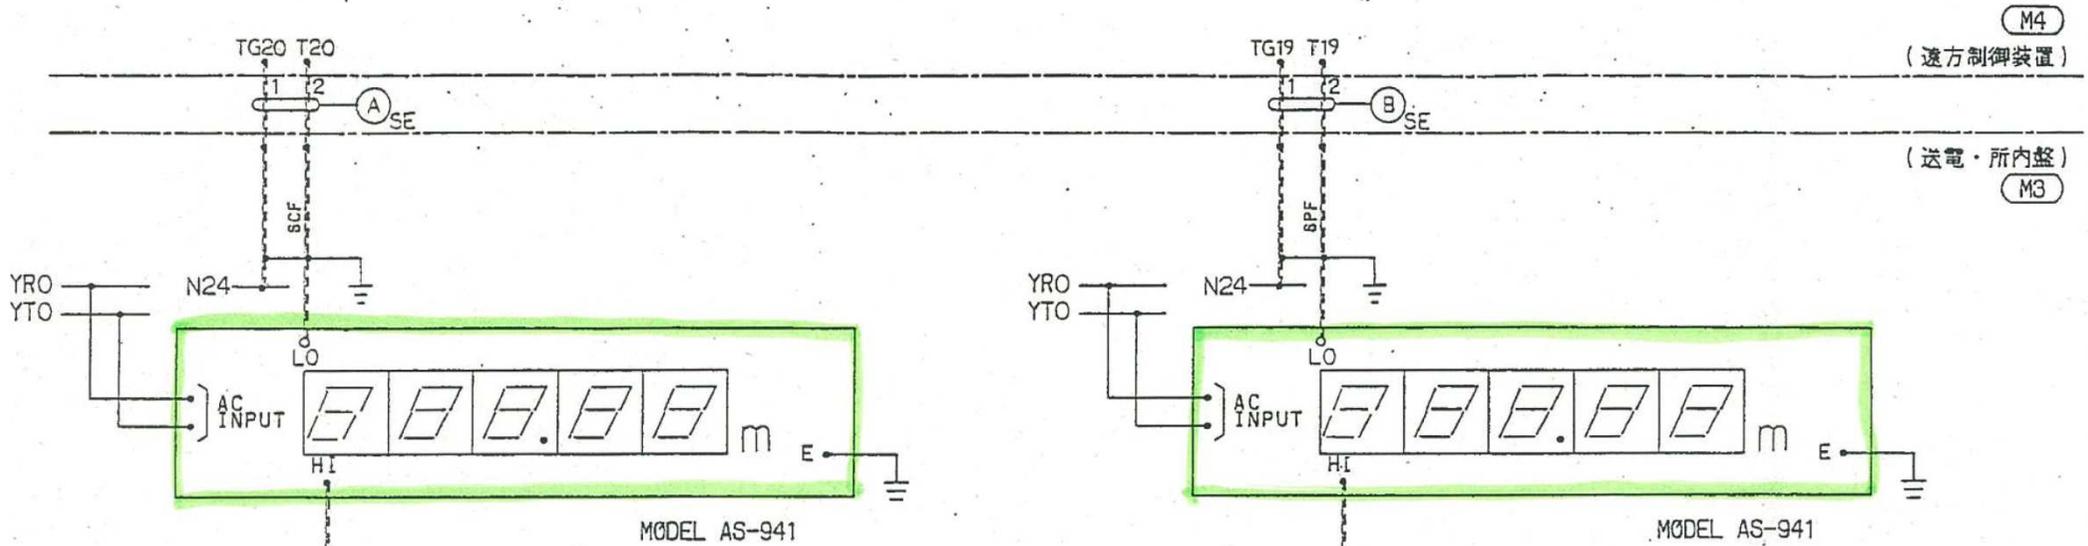

委託名	北ノ又第二発電所 保護継電器特性試験ほか業務委託		
図面名	計測回路(2)		
縮尺		図面番号	6/13
岩手県企業局			

A	B
M3-M4	M3-M4
S5	S6

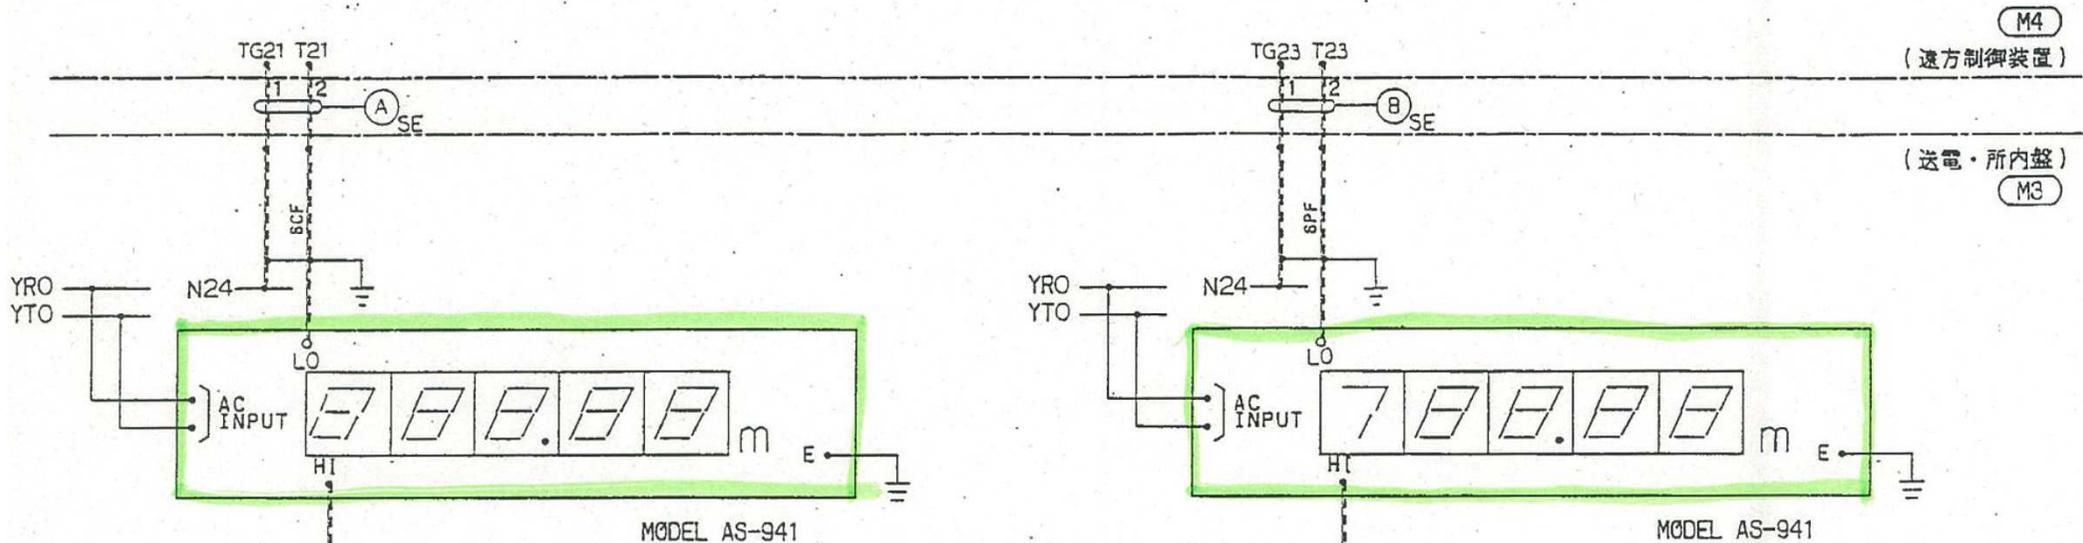

M4

(遠方制御装置)


(送電・所内盤)

M3

MODEL AS-941

MODEL AS-941

注. MODEL AS-941 の 10²桁は 刻印文字となります。

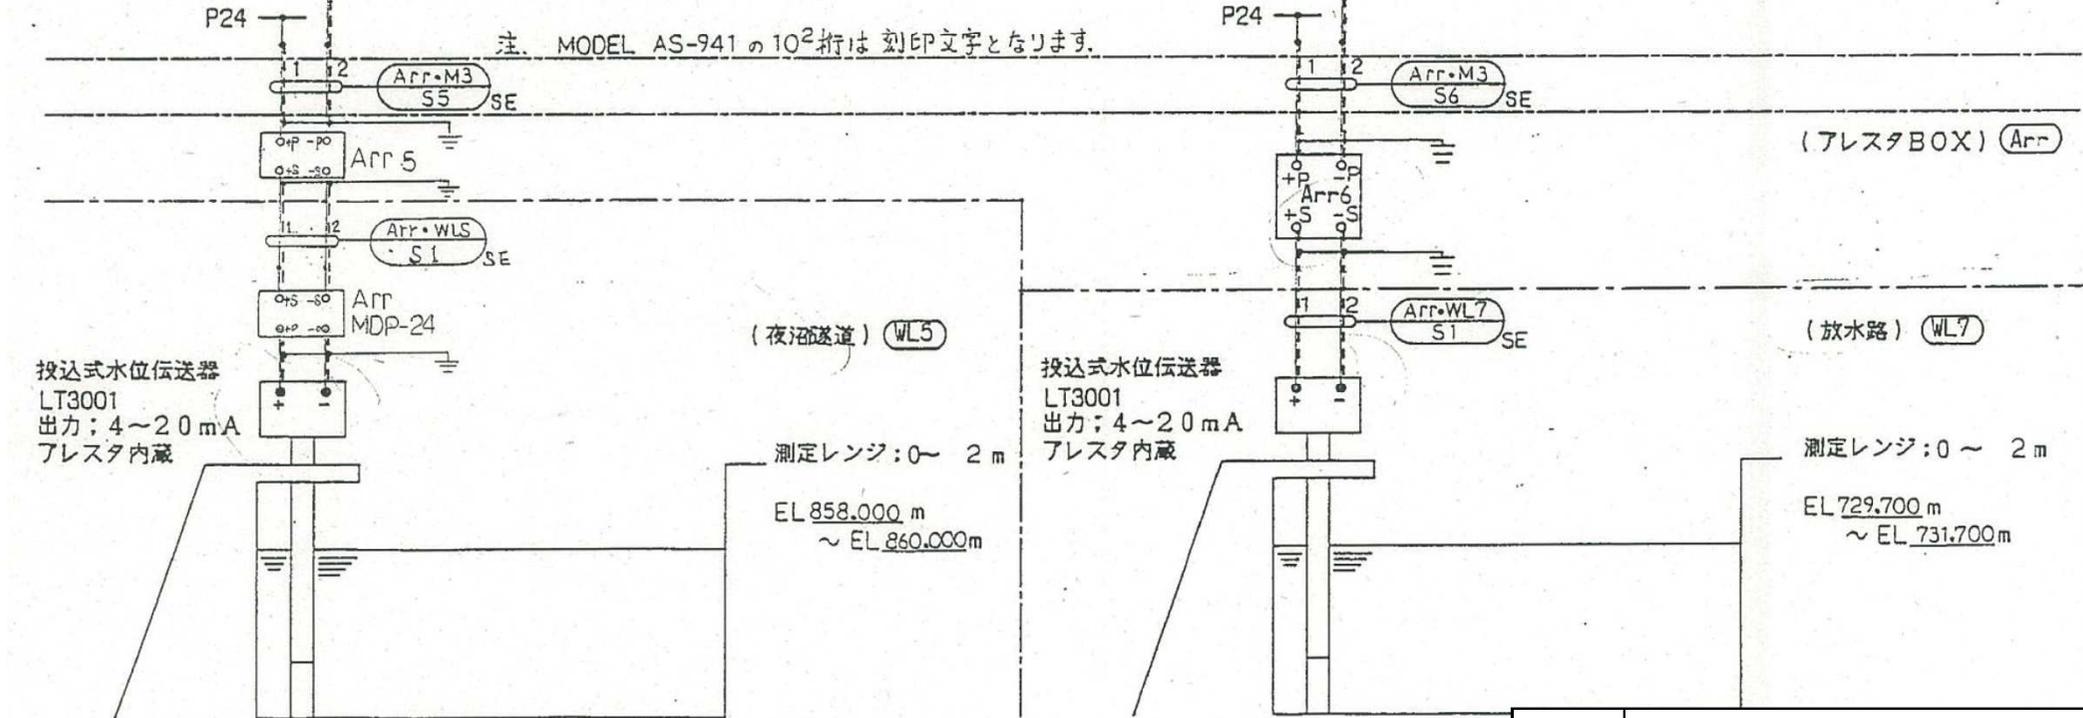

(アレスタBOX) Arr

(夜沼隧道) (WL5)

(放水路) (WL7)

投込式水位伝送器
LT3001
出力: 4~20mA
アレスタ内蔵

投込式水位伝送器
LT3001
出力: 4~20mA
アレスタ内蔵

測定レンジ: 0 ~ 2 m
EL 858.000 m
~ EL 860.000 m



測定レンジ: 0 ~ 2 m
EL 729.700 m
~ EL 731.700 m

委託名	北ノ又第二発電所 保護継電器特性試験ほか業務委託		
図面名	計測回路(3)		
縮尺		図面番号	7/13
岩手県企業局			

A	B	C	D
M3-M4	M3-W2	Arr-WL62	WL6-WL62
S7	S1	S1	S1
E	F		
Arr-WL62	WL61-WL62		
S2	S1		


M4
(遠方制御装置)

(送電・所内盤)
M3

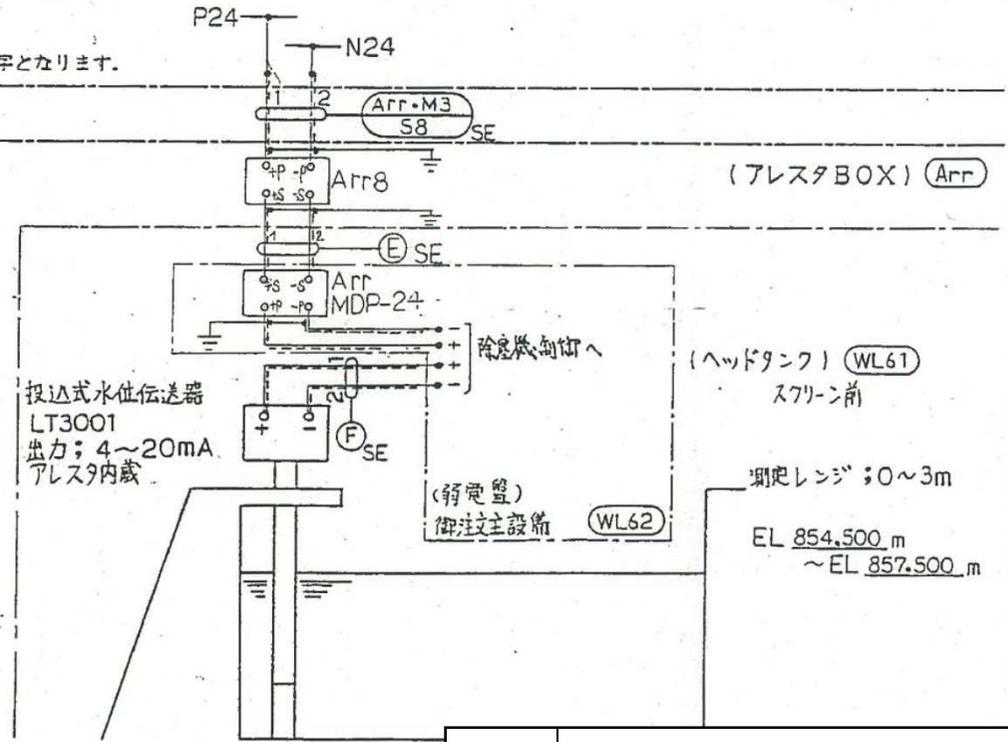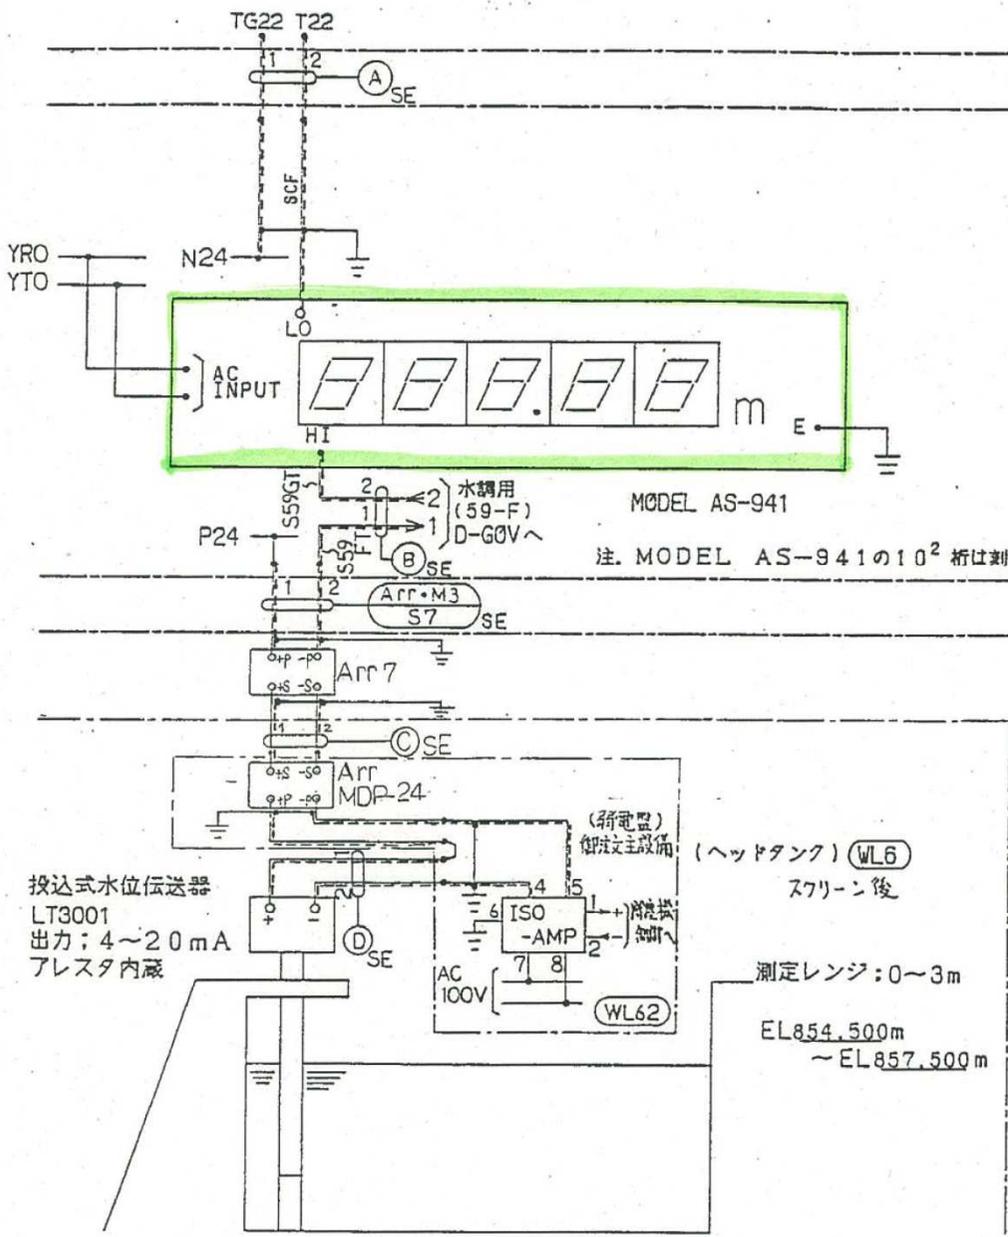


(アレスタBOX) Arr

委託名	北ノ又第二発電所 保護継電器特性試験ほか務委託		
図面名	計測回路(4)		
縮尺		図面番号	8/13
岩手県企業局			



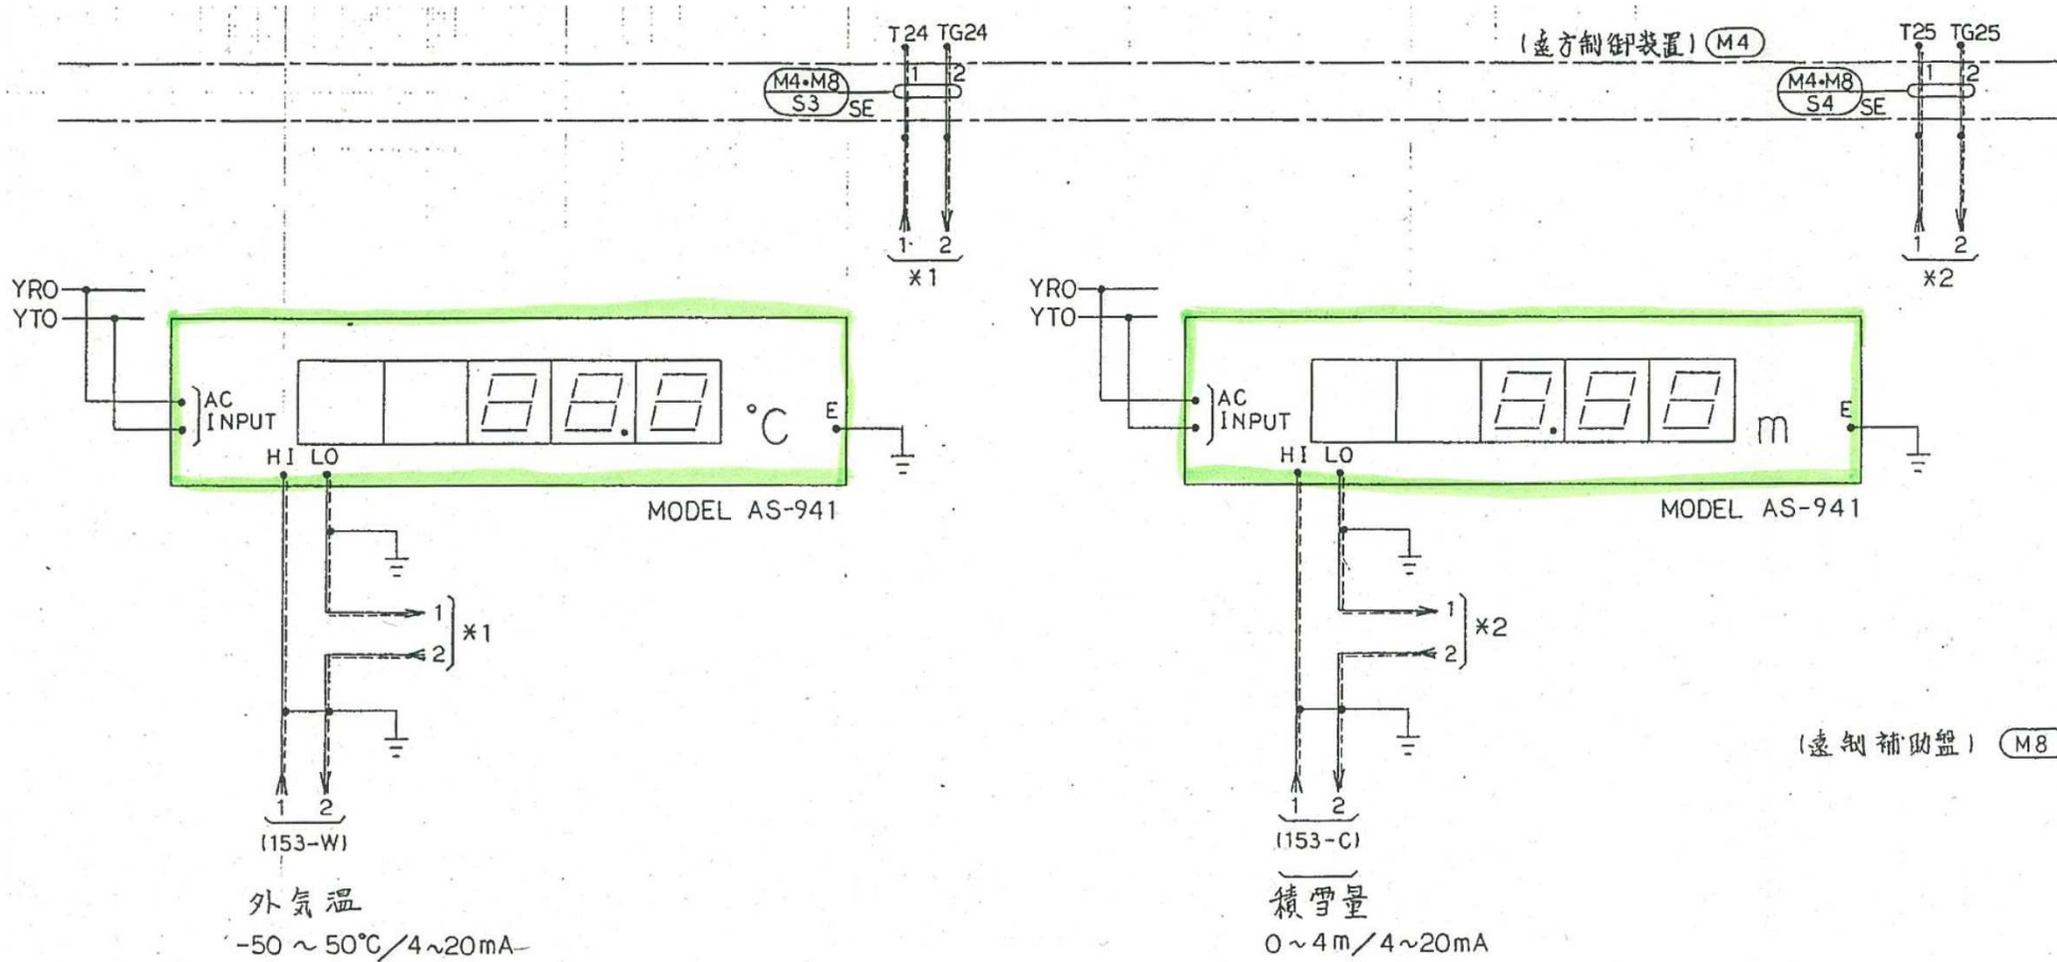


委託名	北ノ又第二発電所 保護継電器特性試験ほか業務委託		
図面名	計測回路(5)		
縮尺		図面番号	9/13
岩手県企業局			

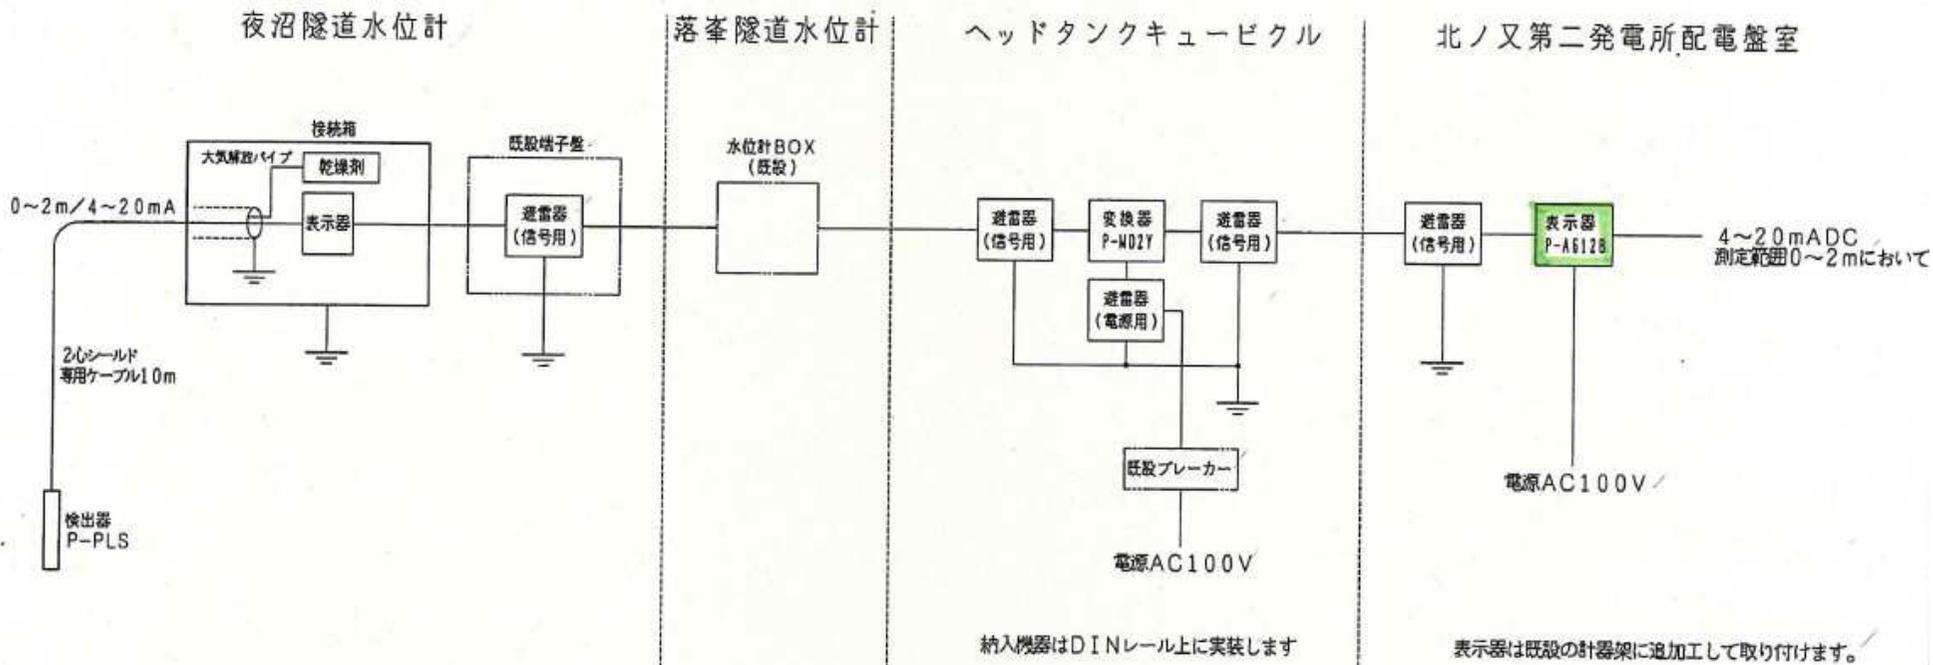

※避雷器はすべて予備1個それぞれ付属すること


委託名	北ノ又第二発電所 保護継電器特性試験ほか業務委託		
図面名	圧力式水位計系統図 P-A612B		
縮尺		図面番号	10/13
岩手県企業局			

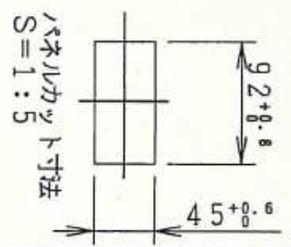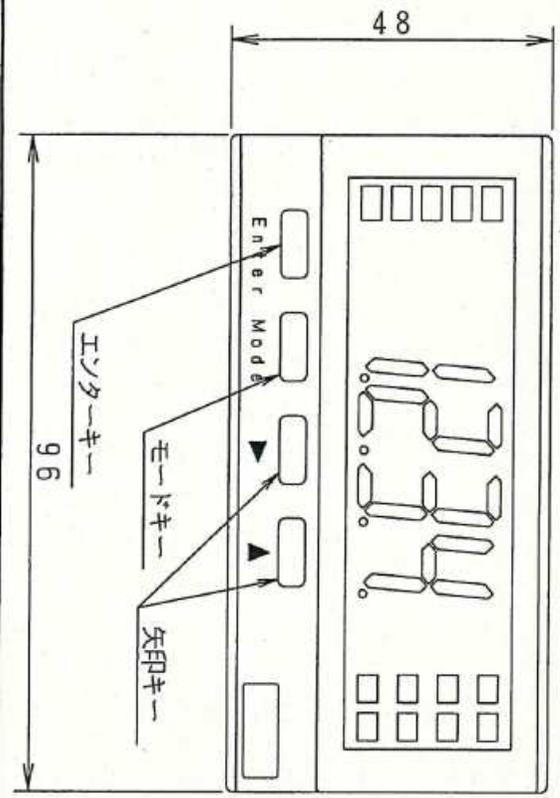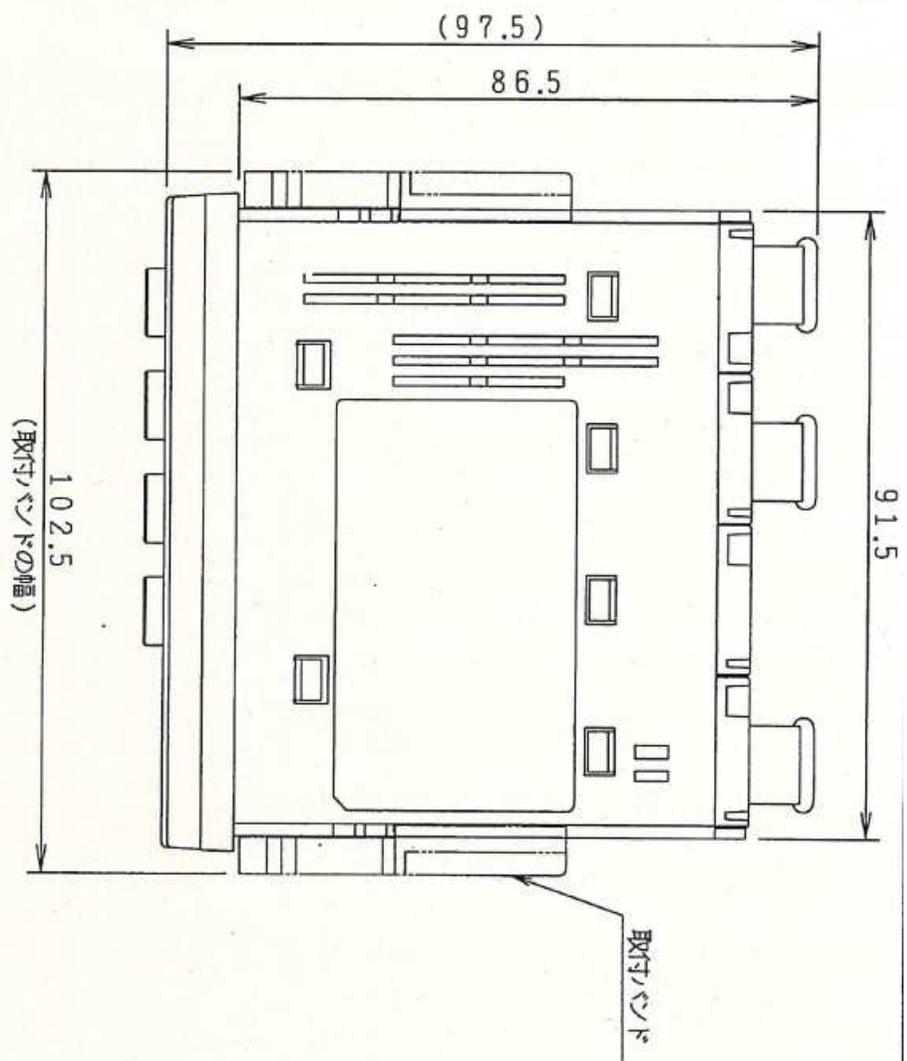

JIS B 0405-V


表示器
外觀図
P-A612B

委託名	北ノ又第二発電所 保護継電器特性試験ほか業務委託		
図面名	表示器外觀図 P-A612B		
縮尺		図面番号	11/13
岩手県企業局			

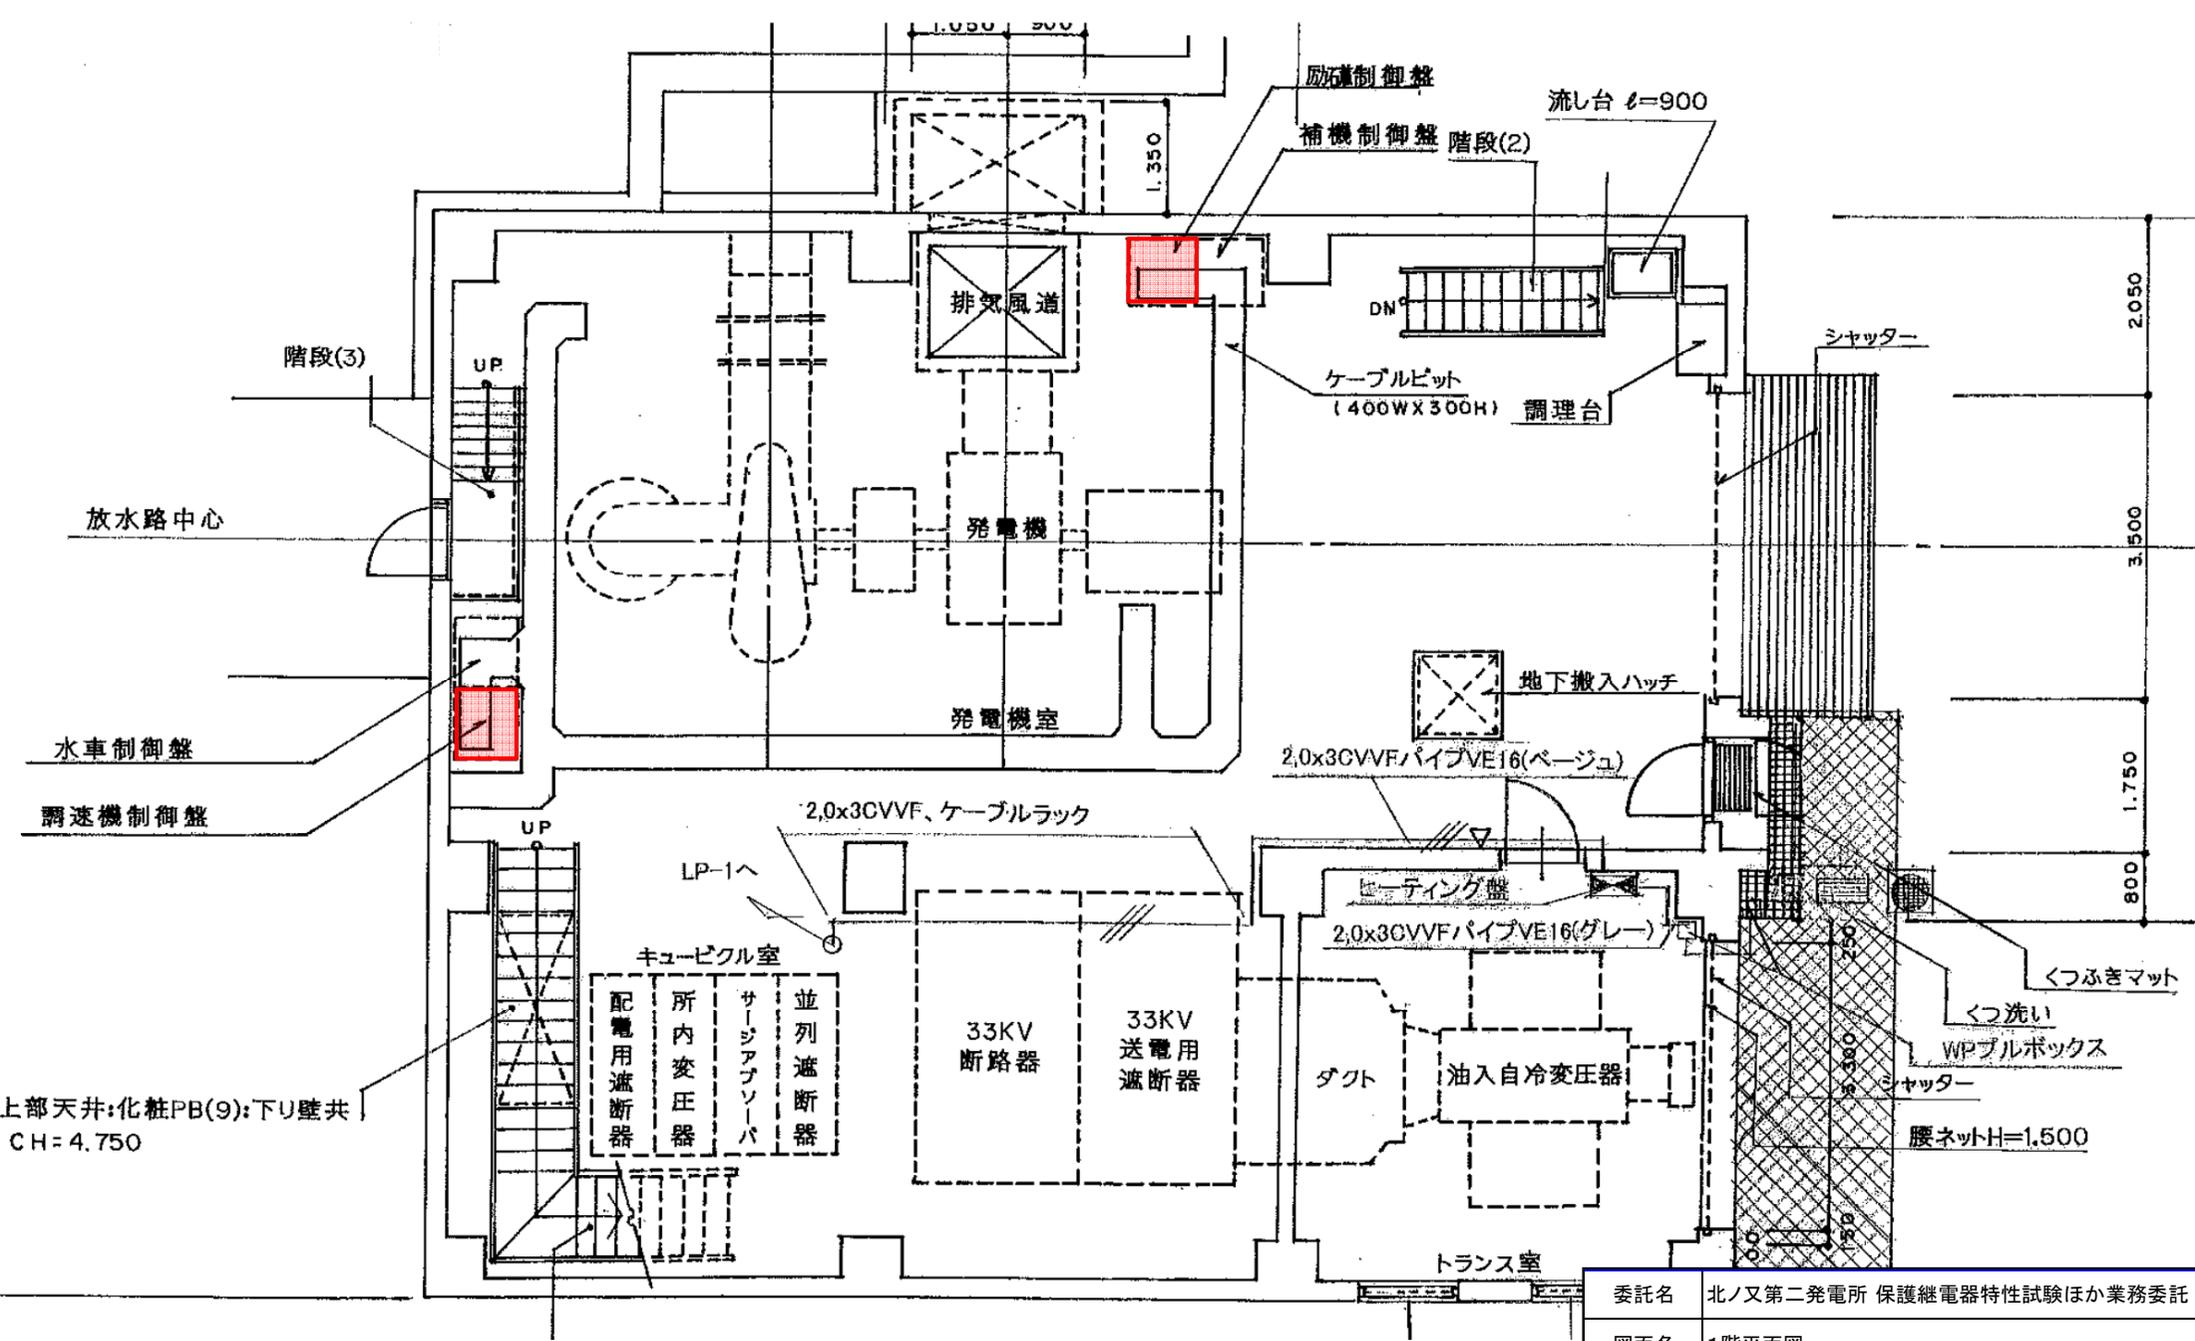

1 階 平 面 図
EL.731.500

委託名	北ノ又第二発電所 保護継電器特性試験ほか業務委託		
図面名	1階平面図		
縮尺		図面番号	12/13
岩手県企業局			

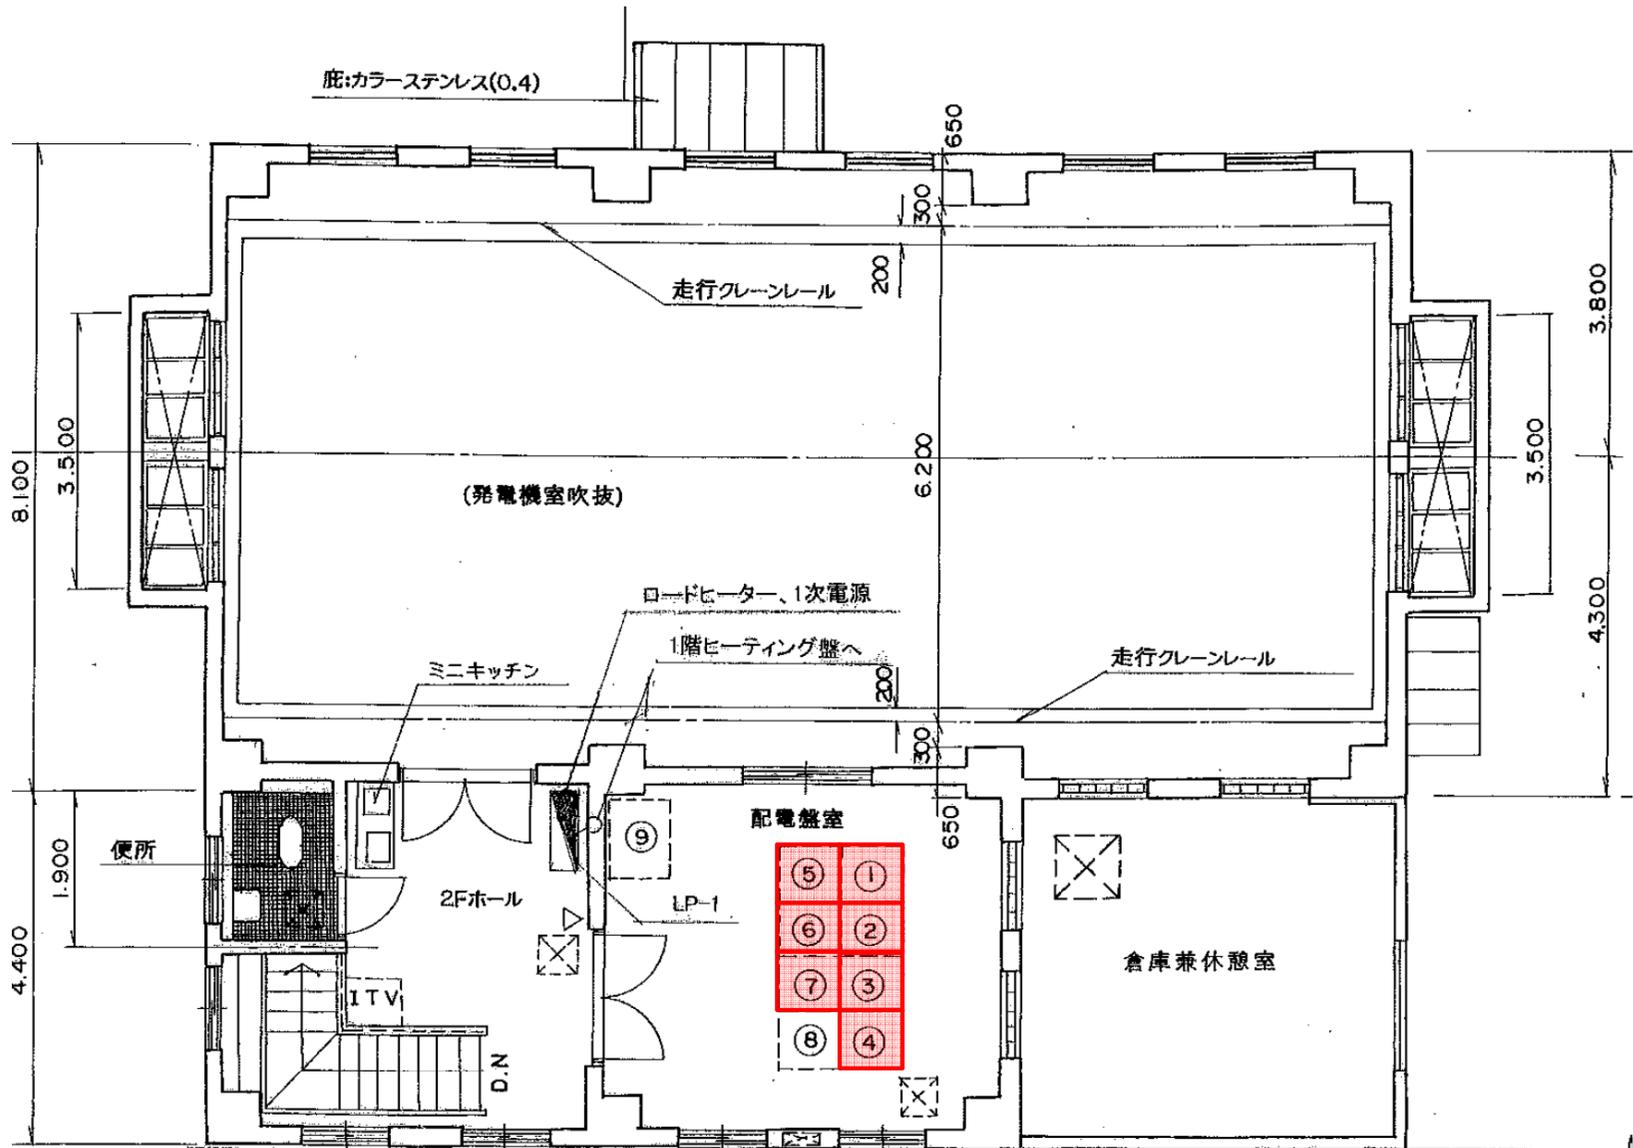

庇:カラスステンレス(0.4)

2階 平面図

配電盤室機器配置

- ① 総電器盤
- ② 自動制御盤
- ③ MCCB盤
- ④ 遠制補助盤
- ⑤ 同期記録盤
- ⑥ 発電機盤
- ⑦ 送電・所内盤
- ⑧ 遠制盤
- ⑨ 直流電源装置

委託名	北ノ又第二発電所 保護継電器特性試験ほか業務委託		
図面名	2階平面図		
縮尺		図面番号	13/13
岩手県企業局			