

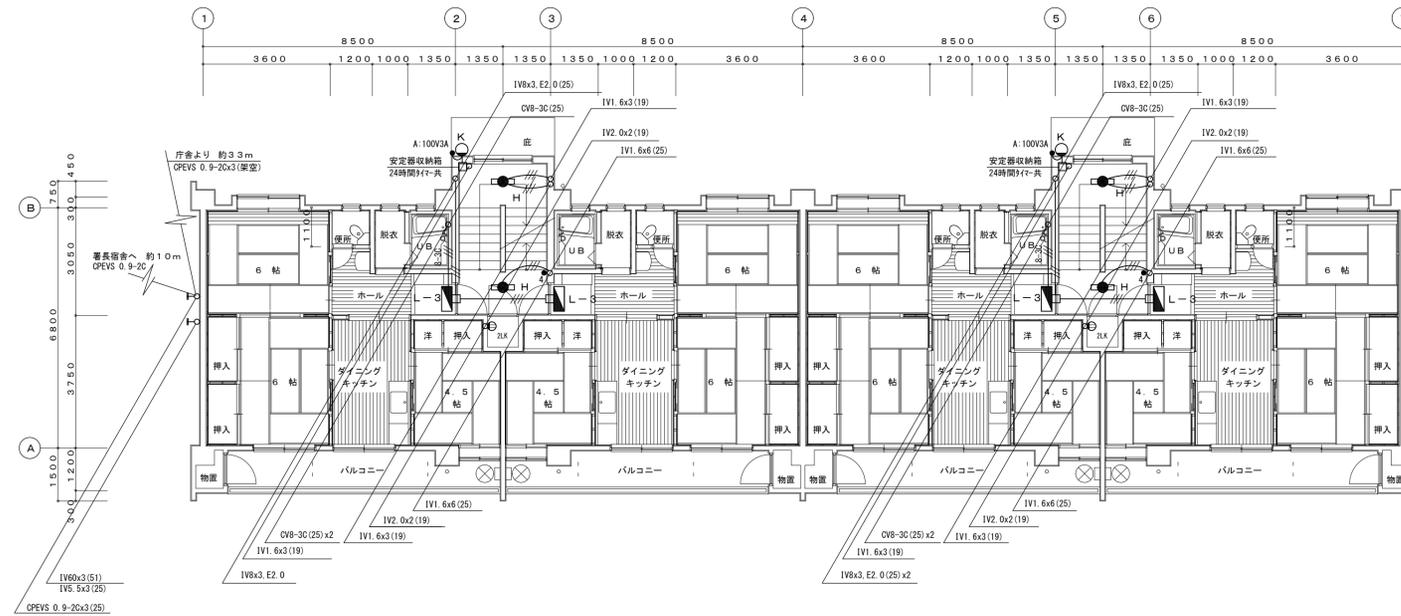


工事名	紫波警察署桜町宿舎解体ほか工事	図面内容	縮尺	区分	図面番号
			A1 1/200 A3 1/400	電気設備	KE0-01

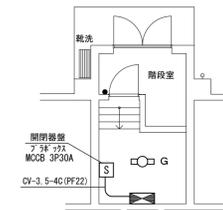

8-3C	配管、配線	CV8-3C (25)
///	配管、配線	IV8x3, E2.0 (既設25)
///	配管、配線	IV2.0x2 (19)
///	配管、配線	IV1.6x5 (19)
Ⓢ	熱センサースイッチ	明るさセンサー付 100V3AMP 手動操作端子付
ⓐ	サーモスタット	AC100V 1P 22A
ⓐ	サーモスタット	AC100V 2A 換気扇用 露出型

2階平面図 1/100

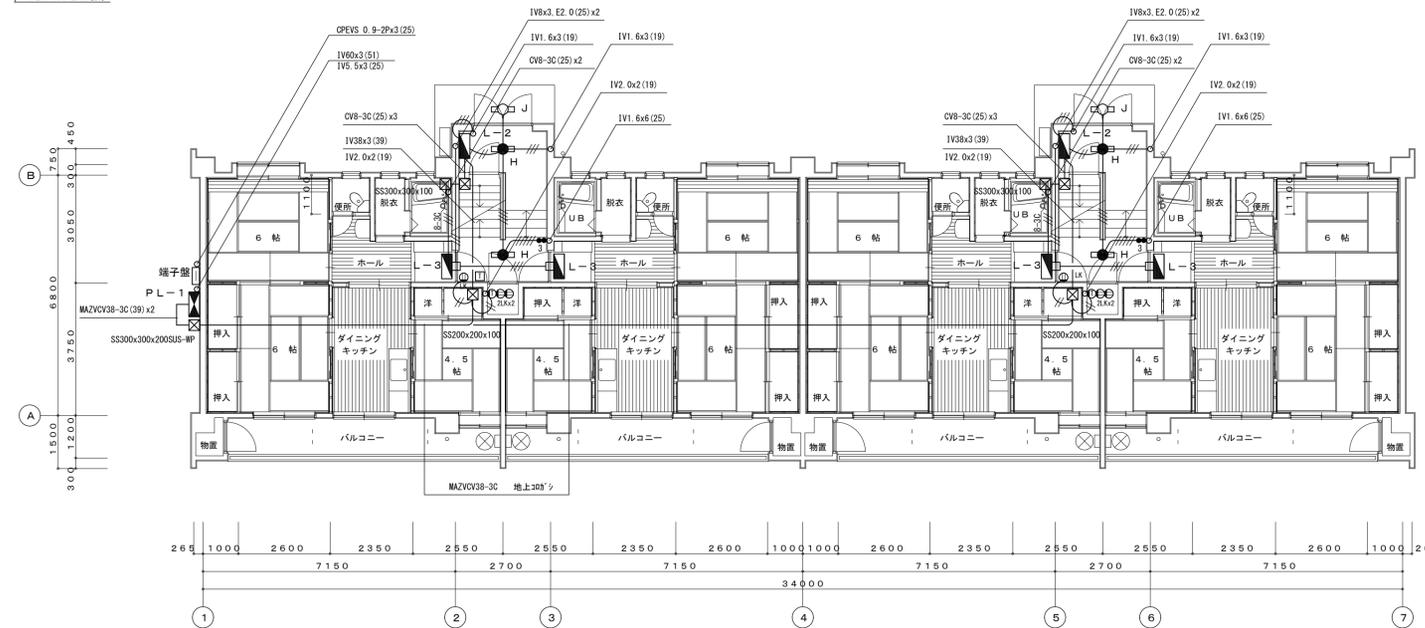


動力盤仕様



主幹	ELCB 3P30A	x1
マグネットスイッチ	0.75kw用	x1
フロートスイッチ		x1
切替スイッチ		x1
コンデンサー	30μF	x1

1階平面図 1/100

工事名	紫波警察署桜町宿舎解体ほか工事	図面内容 宿舎 幹線・共同電灯設備 1・2階平面図	縮尺	区分	図面番号
			A1 1/100 A3 1/200	電気設備	KEO-02

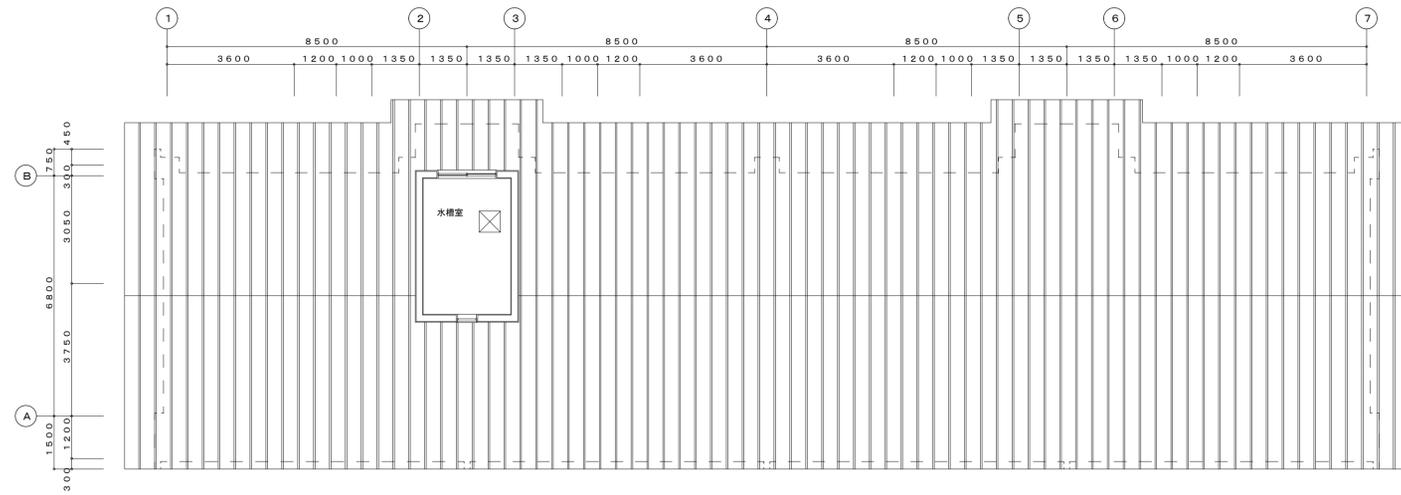


塔屋平面図 1/100

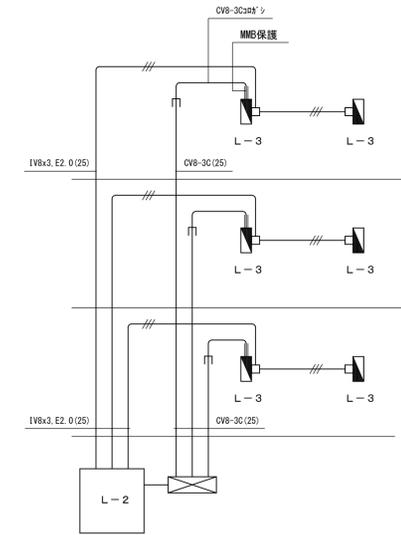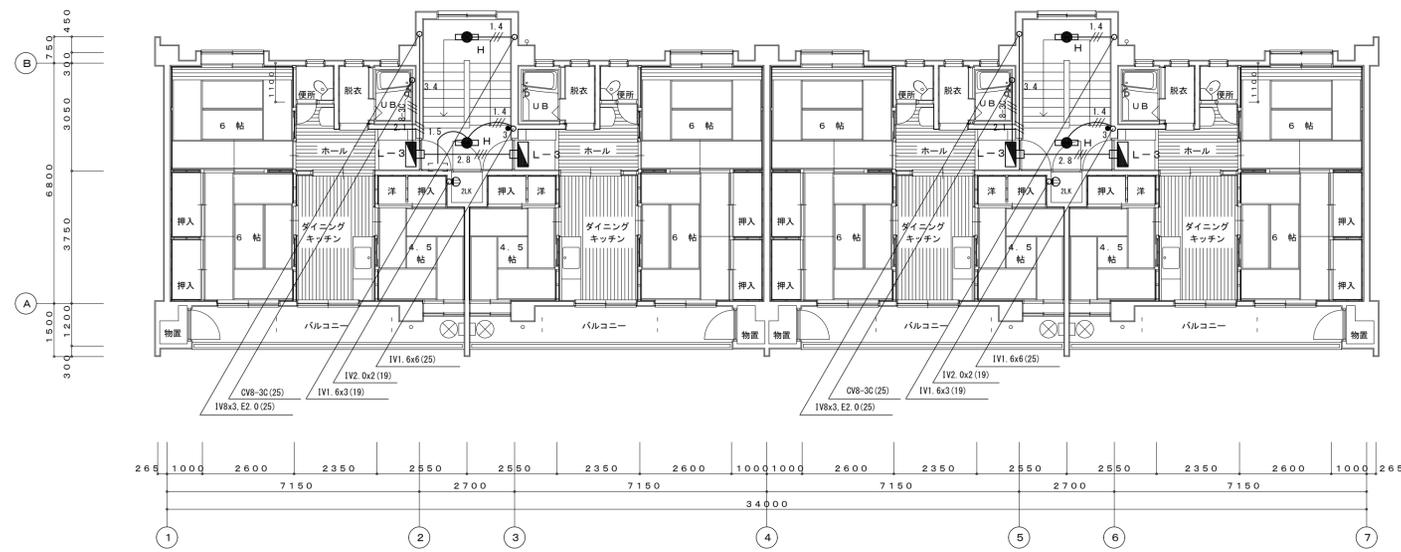


3階平面図 1/100


工事名	紫波警察署桜町宿舎解体ほか工事	図面内容 宿舎 幹線・共同電灯設備 3階・塔屋平面図	縮尺	区分	図面番号
			A1 1/100 A3 1/200	電気設備	KEO-03

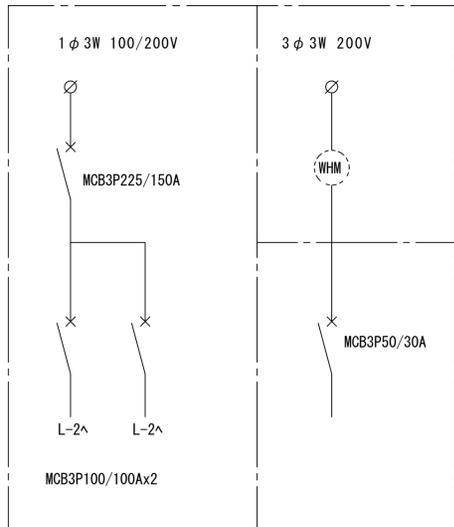

PL-1 引込開閉器盤 屋外壁掛型




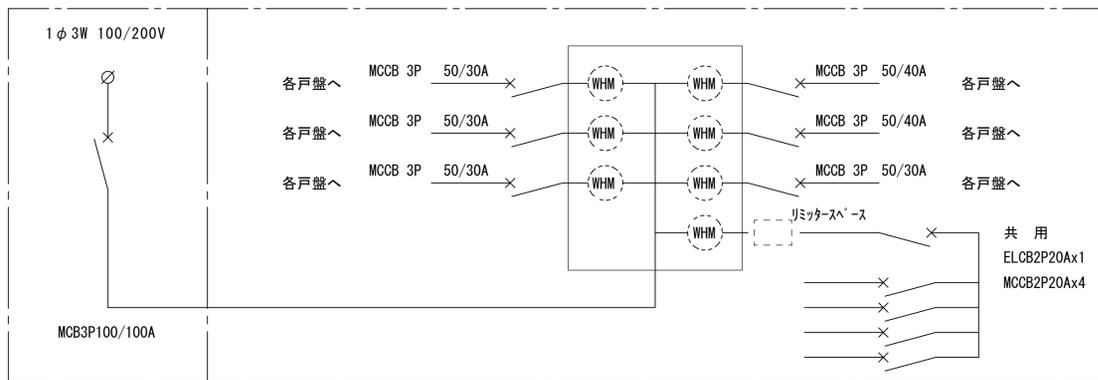


L-2 集合開閉器盤 x 2面 屋内壁掛型

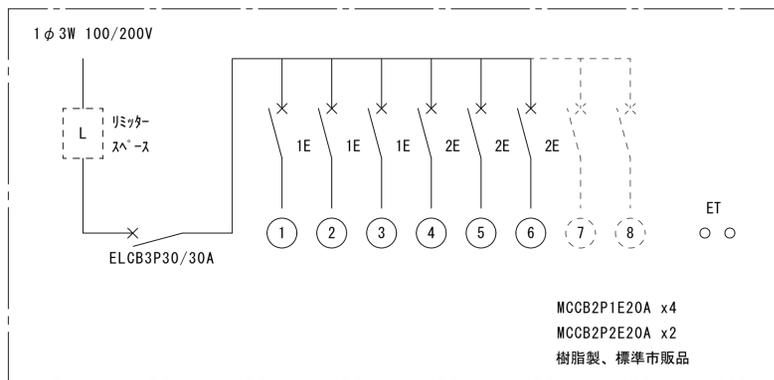

L-3 各戸分電盤結線図 x 12面

    照明器具姿図

蛍光灯 直付型	蛍光灯 直付型 電球色	白熱灯 直付型
		
A1 FCL40+32W FC03-C321.401		
A2 FCL32+30W FC03-C301.321	B FL20Wx3 FSF3A-203	C IL60W-1
白熱灯 直付型	蛍光灯 直付型	蛍光灯 直付型
		
	防湿型	
D IL40W-1	E FCL20W	F FL20W-1 FBS2-201GPL
蛍光灯 直付型	蛍光灯 直付型	蛍光灯 直付型
		
G FL20W-1 FSS4-201	H FL20W-1 K1-FSS4-201	J FL20W-1 FBC2RP-201
水銀灯 壁付型		
		
中角型		
K HF100W HPJ2M-100BH1		


工事名 紫波警察署桜町宿舍解体ほか工事

図面内容
宿舎
分電盤結線図
・照明器具参考姿図

縮尺
A1 N/S
A3 N/S


区分
電気設備

図面番号
KE0-04

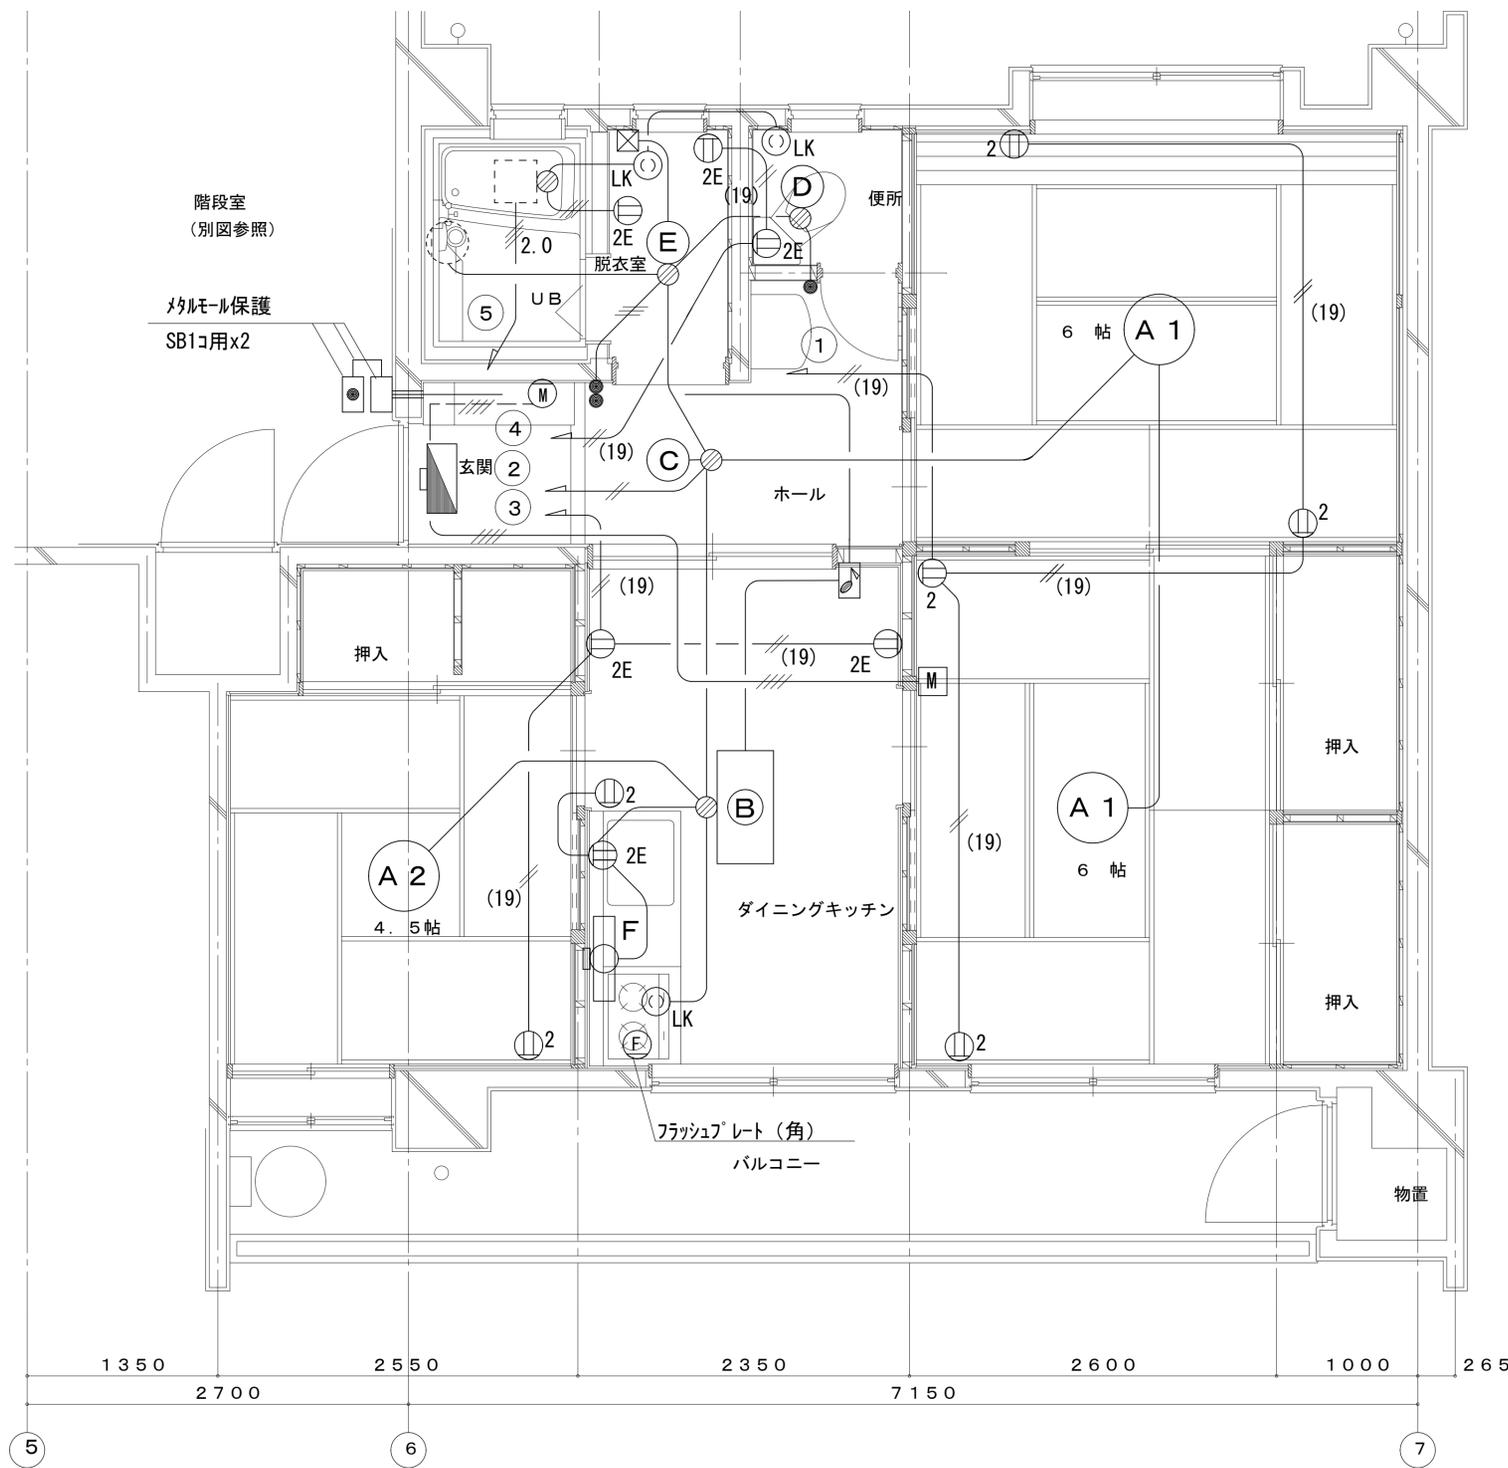


WF1. 6-2C
WF1. 6-3C
WF2. 0-2C
WF2. 0-3C
2.0
(19)
● 照明スイッチ 1個
●● 照明スイッチ 2個
⊕ ₂ コンセント 2口
⊕ _{2E} コンセント 2口アース付
⊕ _{LK} コンセント 引掛型
🔊 チャイム2打点 AC100V 音量調整付き
🔊 チャイム押しボタン AC100V 埋込型 露出型
ETB0. 5-4C 立下り樹脂モールド保護
Ⓧ 6ヶ穴 4芯 埋込型、腰高プレート
Ⓜ 6ヶ穴 4芯 露出型

工事名	紫波警察署桜町宿舎解体ほか工事	図面内容 宿舎 各戸 電灯・コンセント設備 平面図	縮尺	区分	図面番号 KEO-05
			A1 1/25 A3 1/50	電気設備	

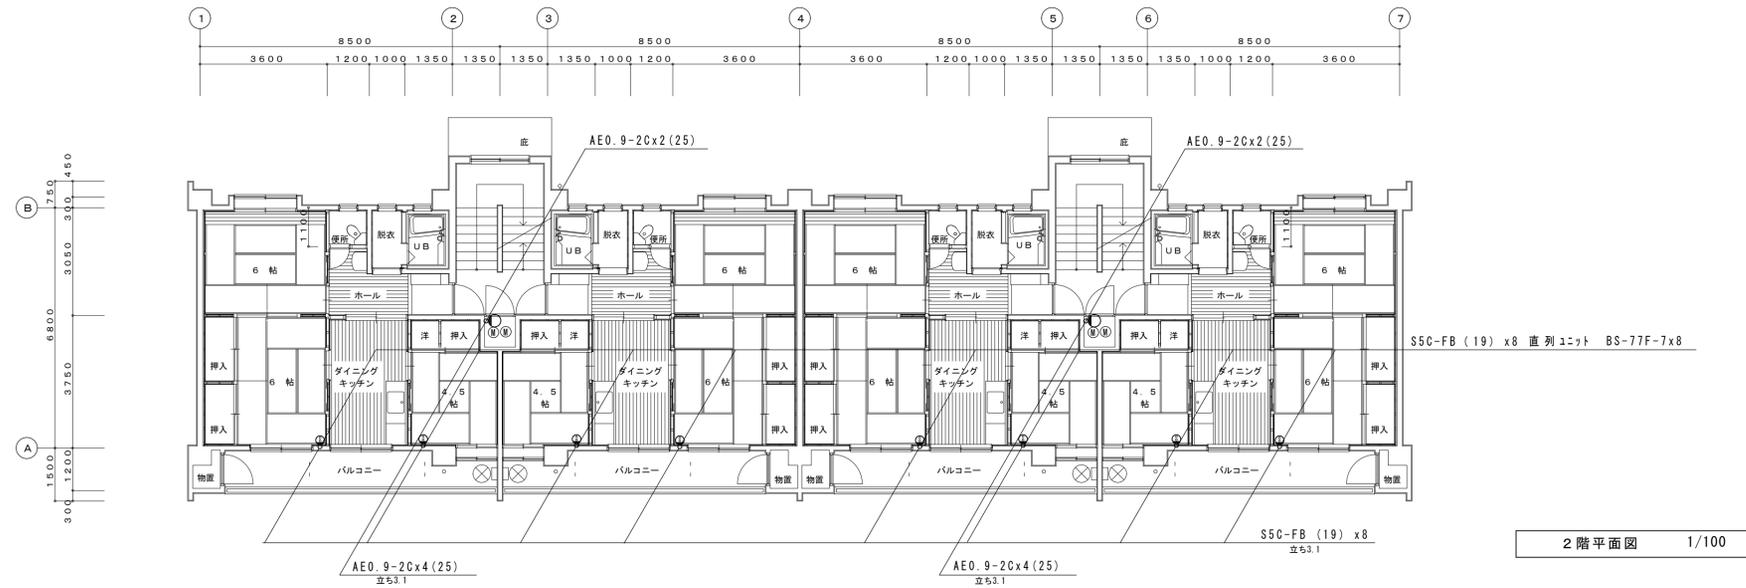


2階平面図 1/100

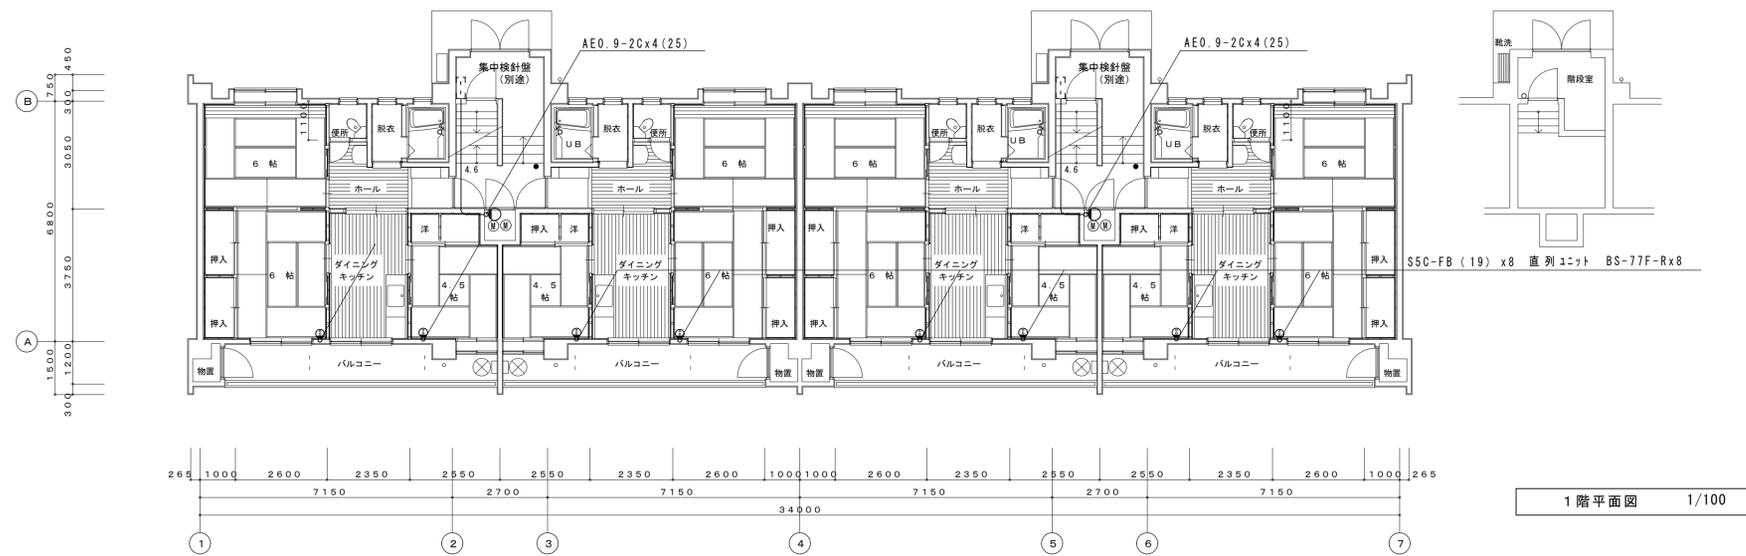


1階平面図 1/100

工事名	紫波警察署桜町宿舎解体ほか工事	図面内容 宿舎 テレビ共聴・水道検針設備 1・2階平面図	縮尺	区分	図面番号
			A1 1/100 A3 1/200	電気設備	KE0-06

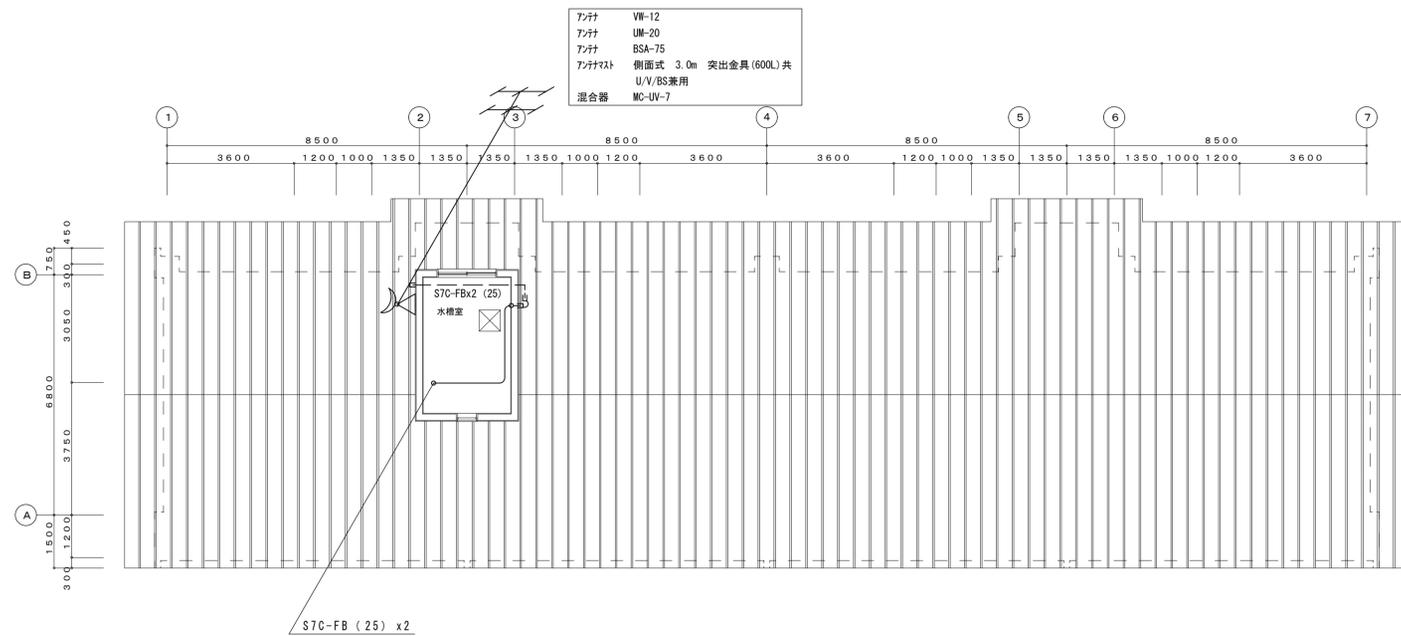

塔屋平面図 1/100

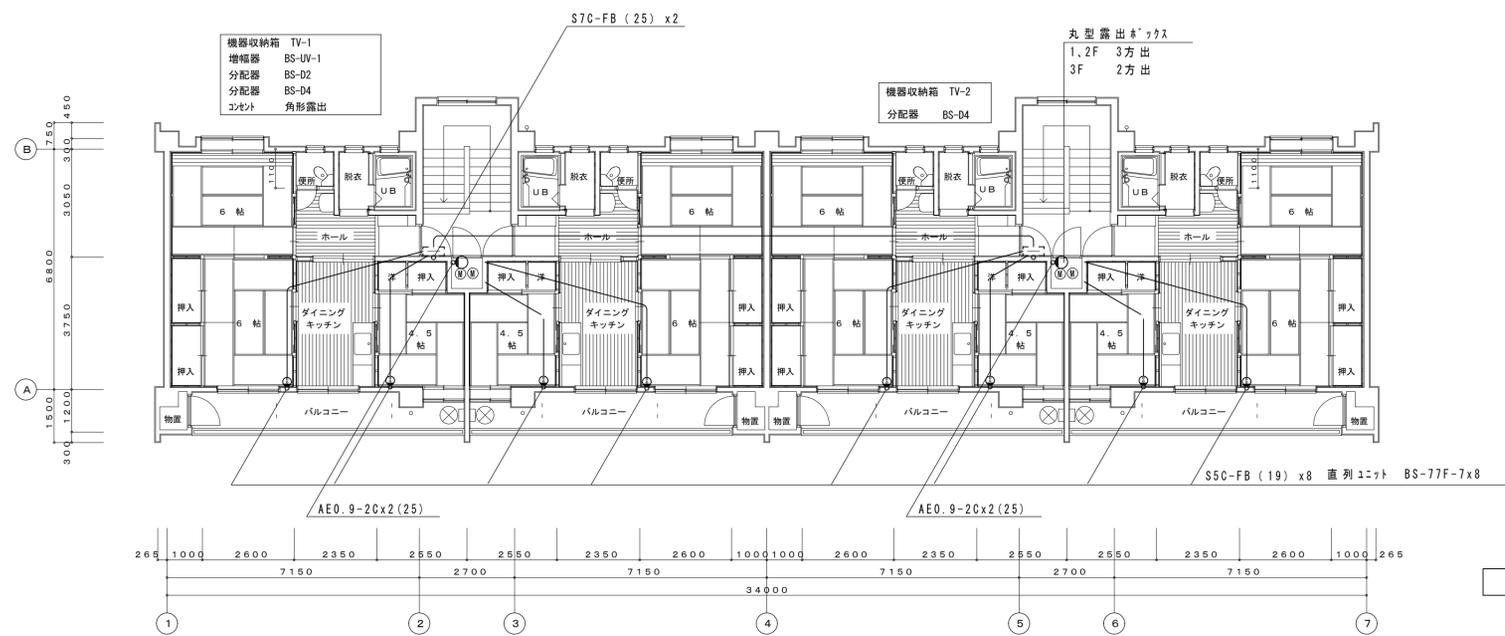


3階平面図 1/100


工事名	紫波警察署桜町宿舍解体ほか工事	図面内容 宿舍 テレビ共聴・水道検針設備 3階・塔屋平面図	縮尺	区分	図面番号
			A1 1/100 A3 1/200	電気設備	KE0-07

照明器具 参考図

番号	FL 10-1 防湿防雨型	IL 60W	IL 60W	FL 20-1 防湿型	FL 15-1 防湿型
図					
番号	FL 30-2	FL 20-4 防虫型	FL 30-2	FL 10-1 防湿型	IL 40W 防湿型
図					
番号	IL 60W 防湿型	IL 40W			
図					

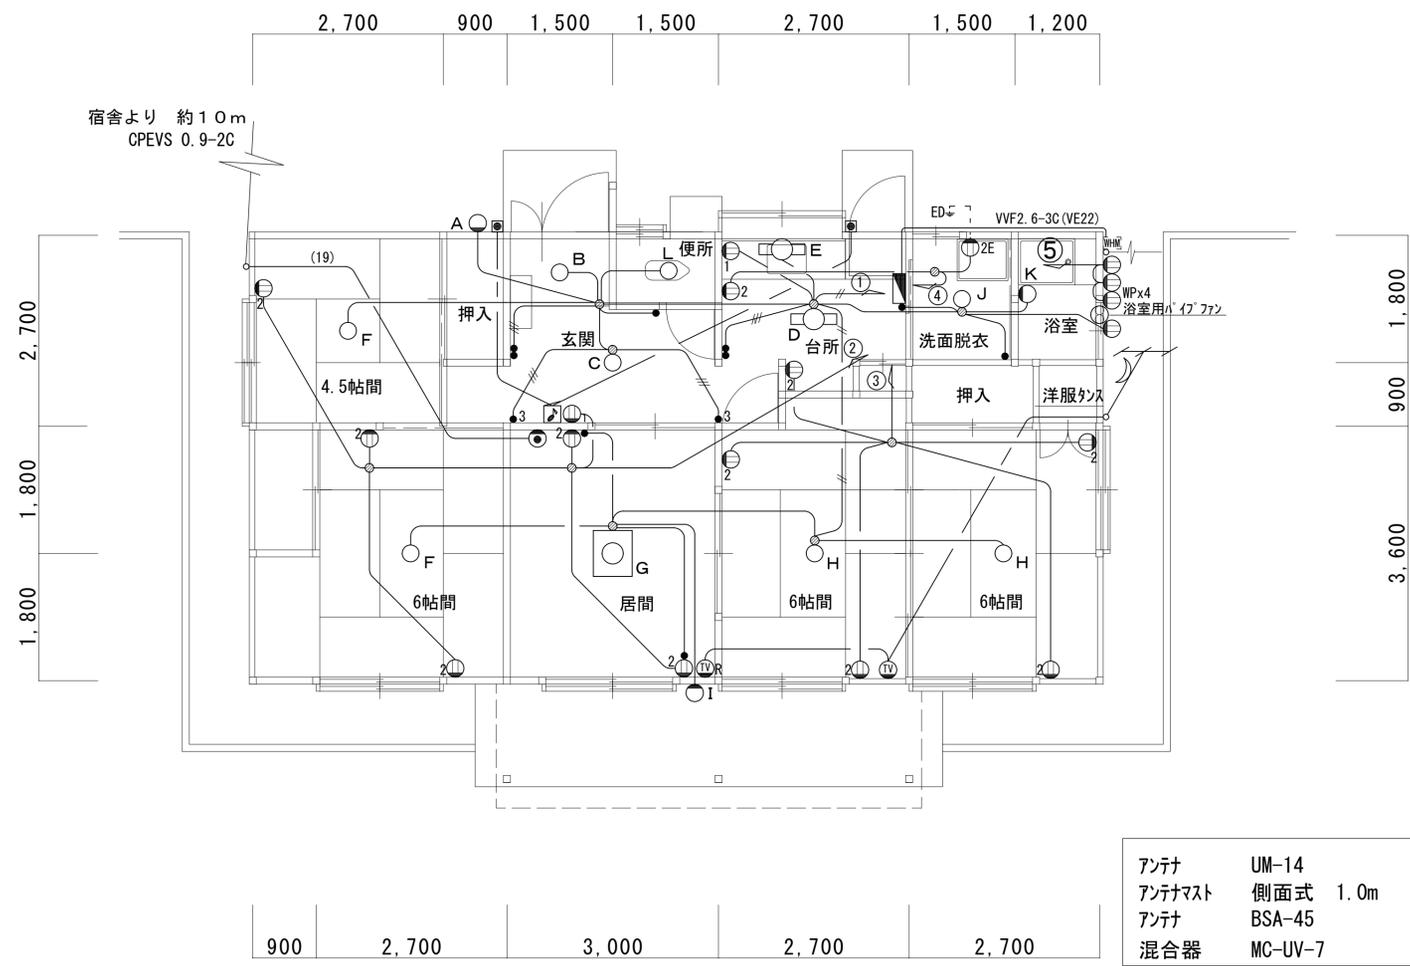


アンテナ UM-14
 アンテナマスト 側面式 1.0m
 アンテナ BSA-45
 混合器 MC-UV-7

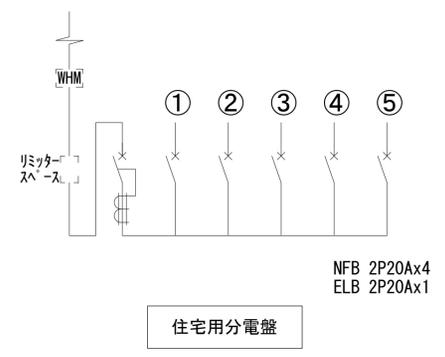


電灯設備	
—//—	VVF2. 0-2C
—	WF1. 6-2C
—//—	WF1. 6-3C
●	照明スイッチ 1個
● ₃	照明スイッチ 1個(3路)
●●	照明スイッチ 2個
コンセント設備	
—	WF2. 0-2C
⊙ ₁	コンセント 1口
⊙ ₂	コンセント 2口
⊙ _{2E}	コンセント 2口アース付
⊙ _{WP}	コンセント 防水
呼出し設備	
—	OP 0.9-2C
🔊	チャイム 電池式
🔊	チャイム押しボタン
テレビ共聴設備	
—	5C-FB (VE22)
📺	テレビ端子送り端子付
📺 _R	テレビ端子端末端子付

工事名	紫波警察署桜町宿舎解体ほか工事	図面内容	宿舎(署長宿舎) 電灯・コンセント設備平面図	縮尺	区分	図面番号
				A1 1/50 A3 1/100	電気設備	

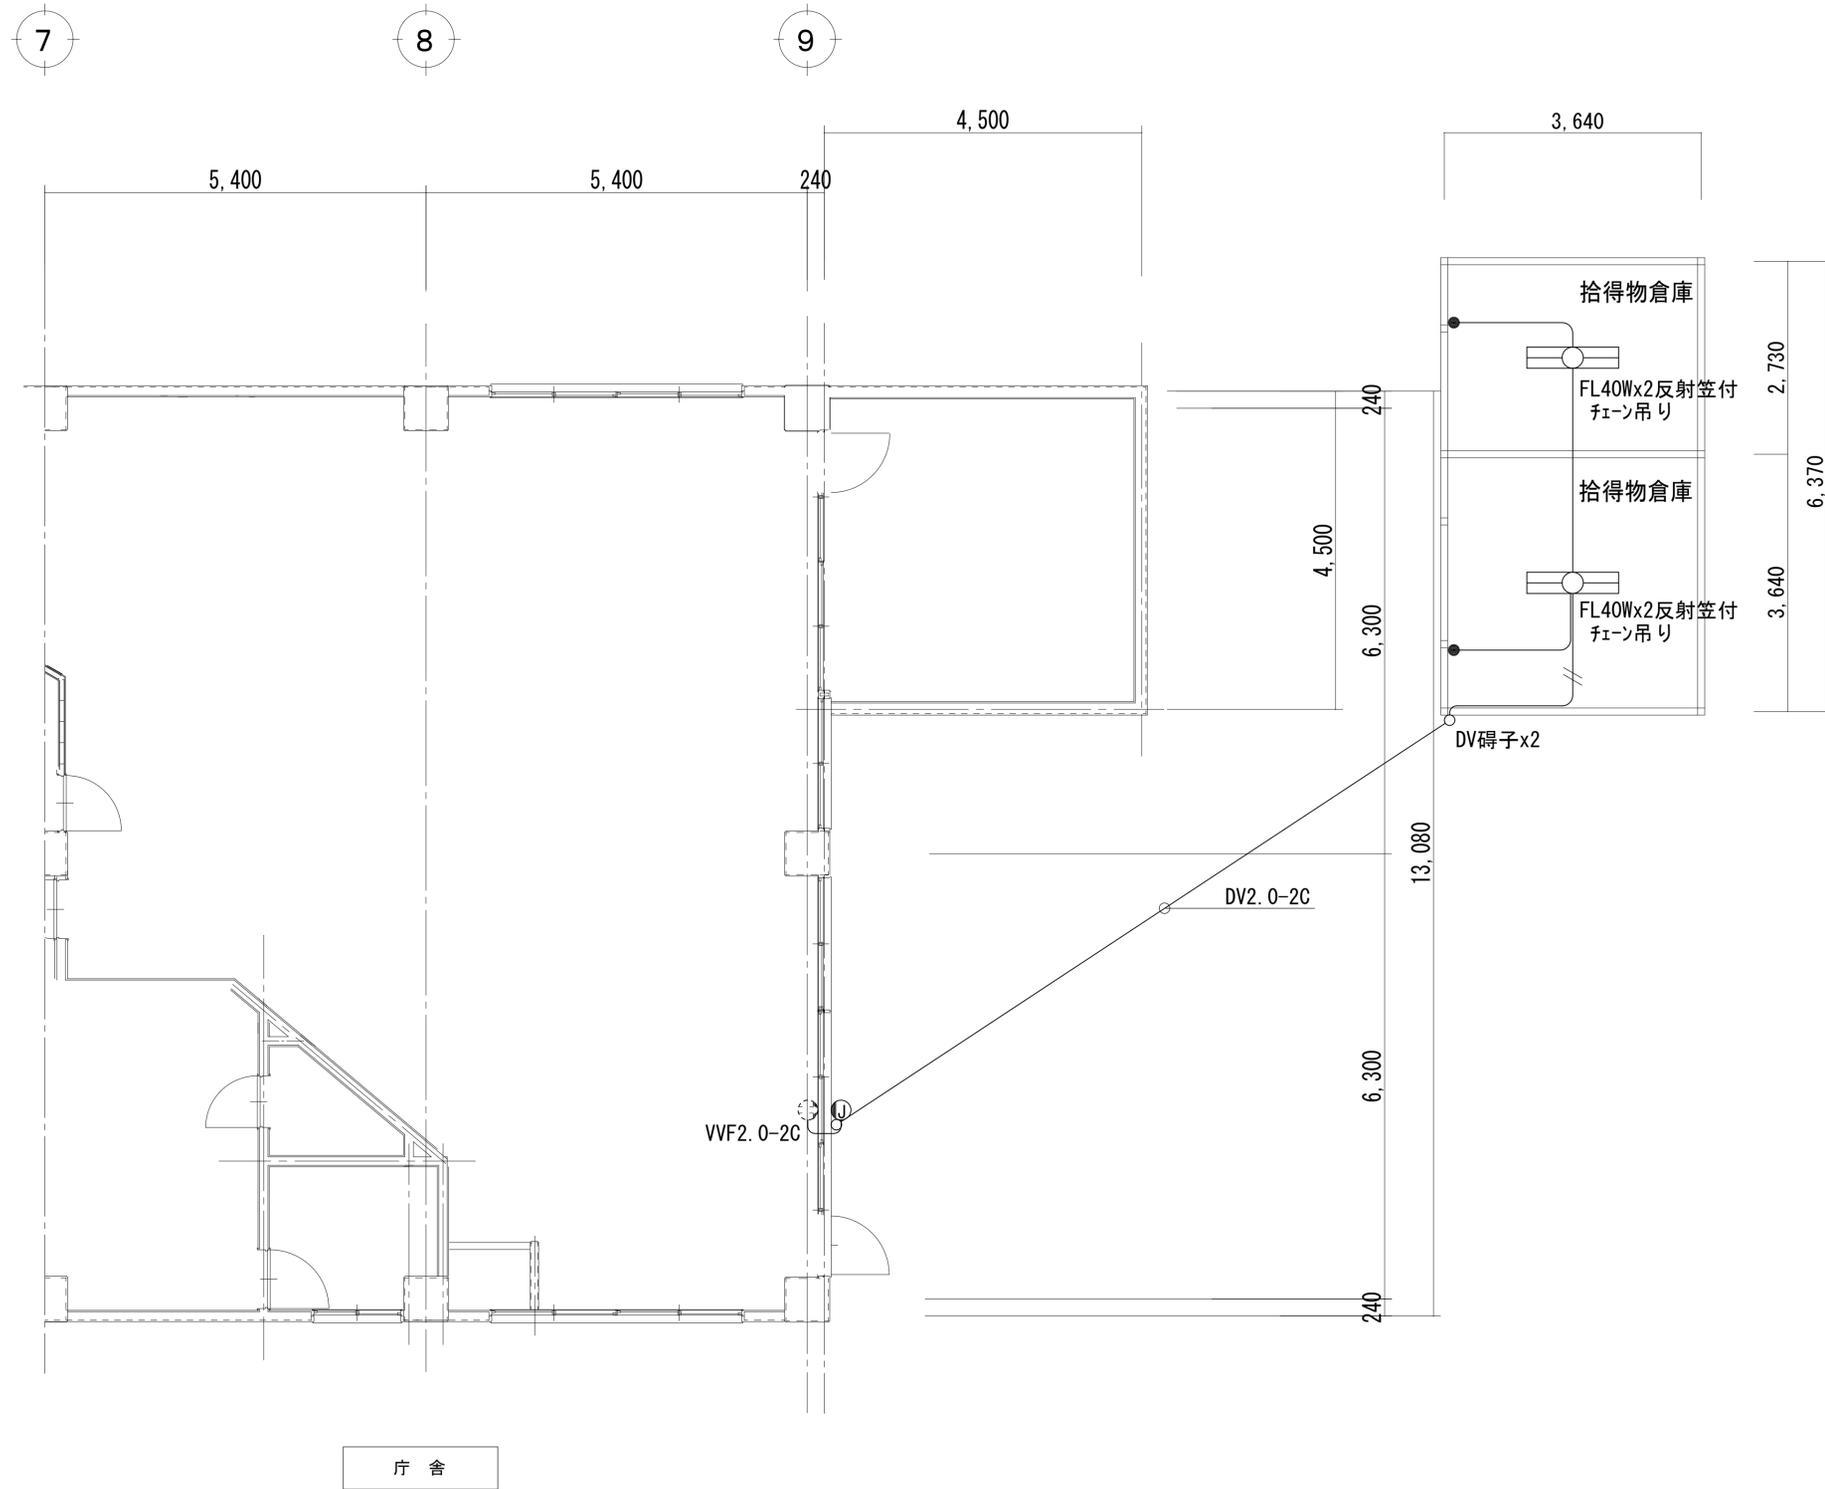


電灯設備	
	VWF2.0-2C
	VWF1.6-2C
	照明スイッチ 1個


工事名	紫波警察署桜町宿舍解体ほか工事	図面内容 拾得物倉庫 電灯設備 平面図	縮尺 A1 1/50 A3 1/100	区分	図面番号
				電気設備	KE0-10

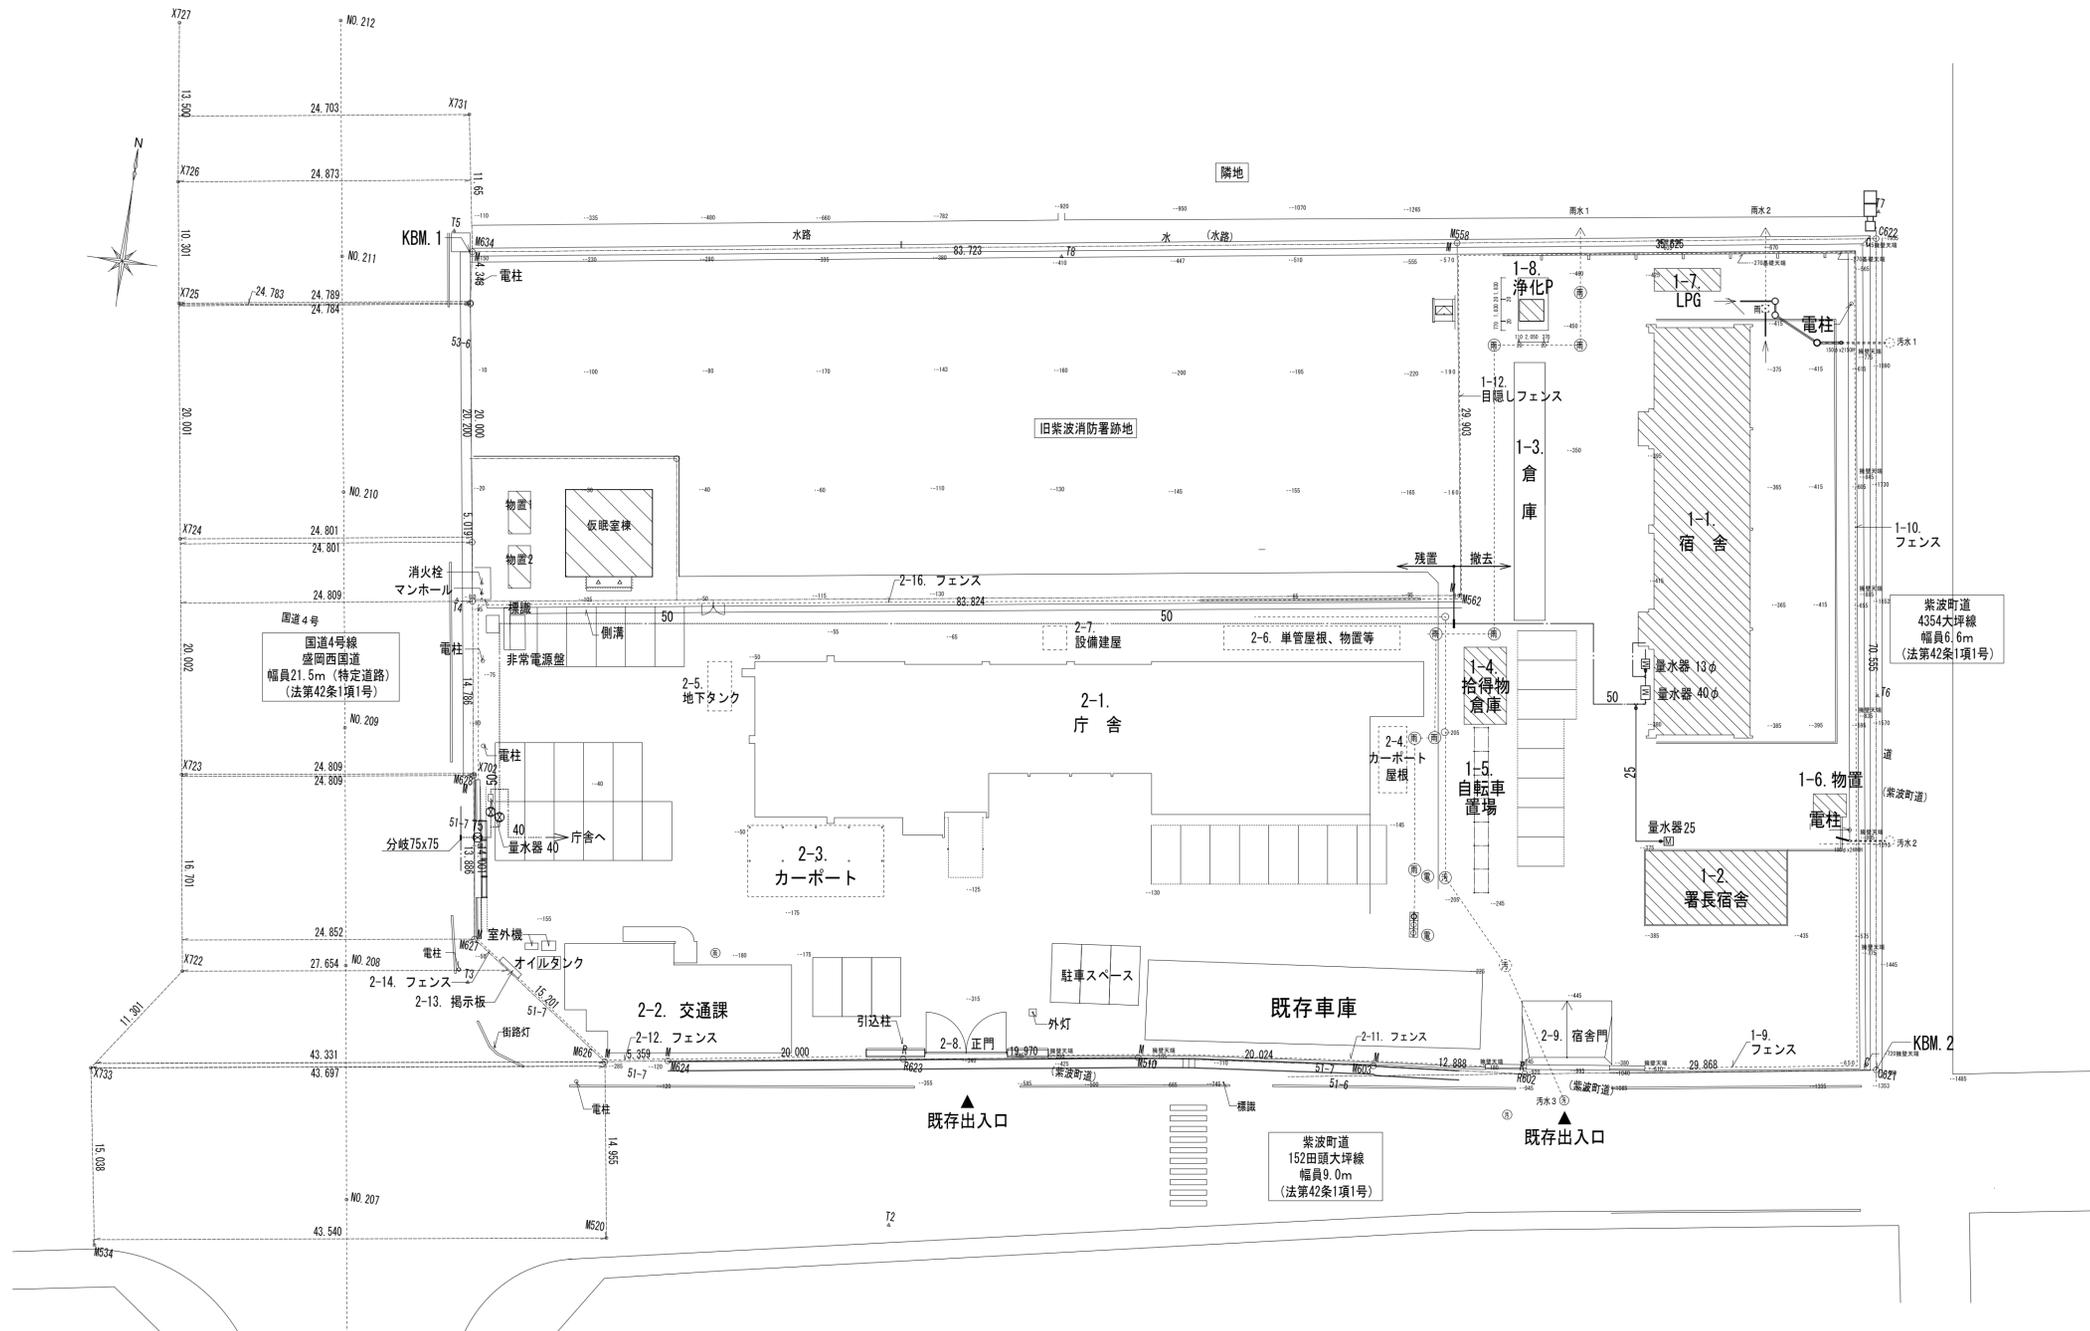


工事名	紫波警察署桜町宿舎解体ほか工事	図面内容	縮尺		区分	図面番号
			A1	1/300		
		配置図	A3	1/600	機械設備	KMO-01

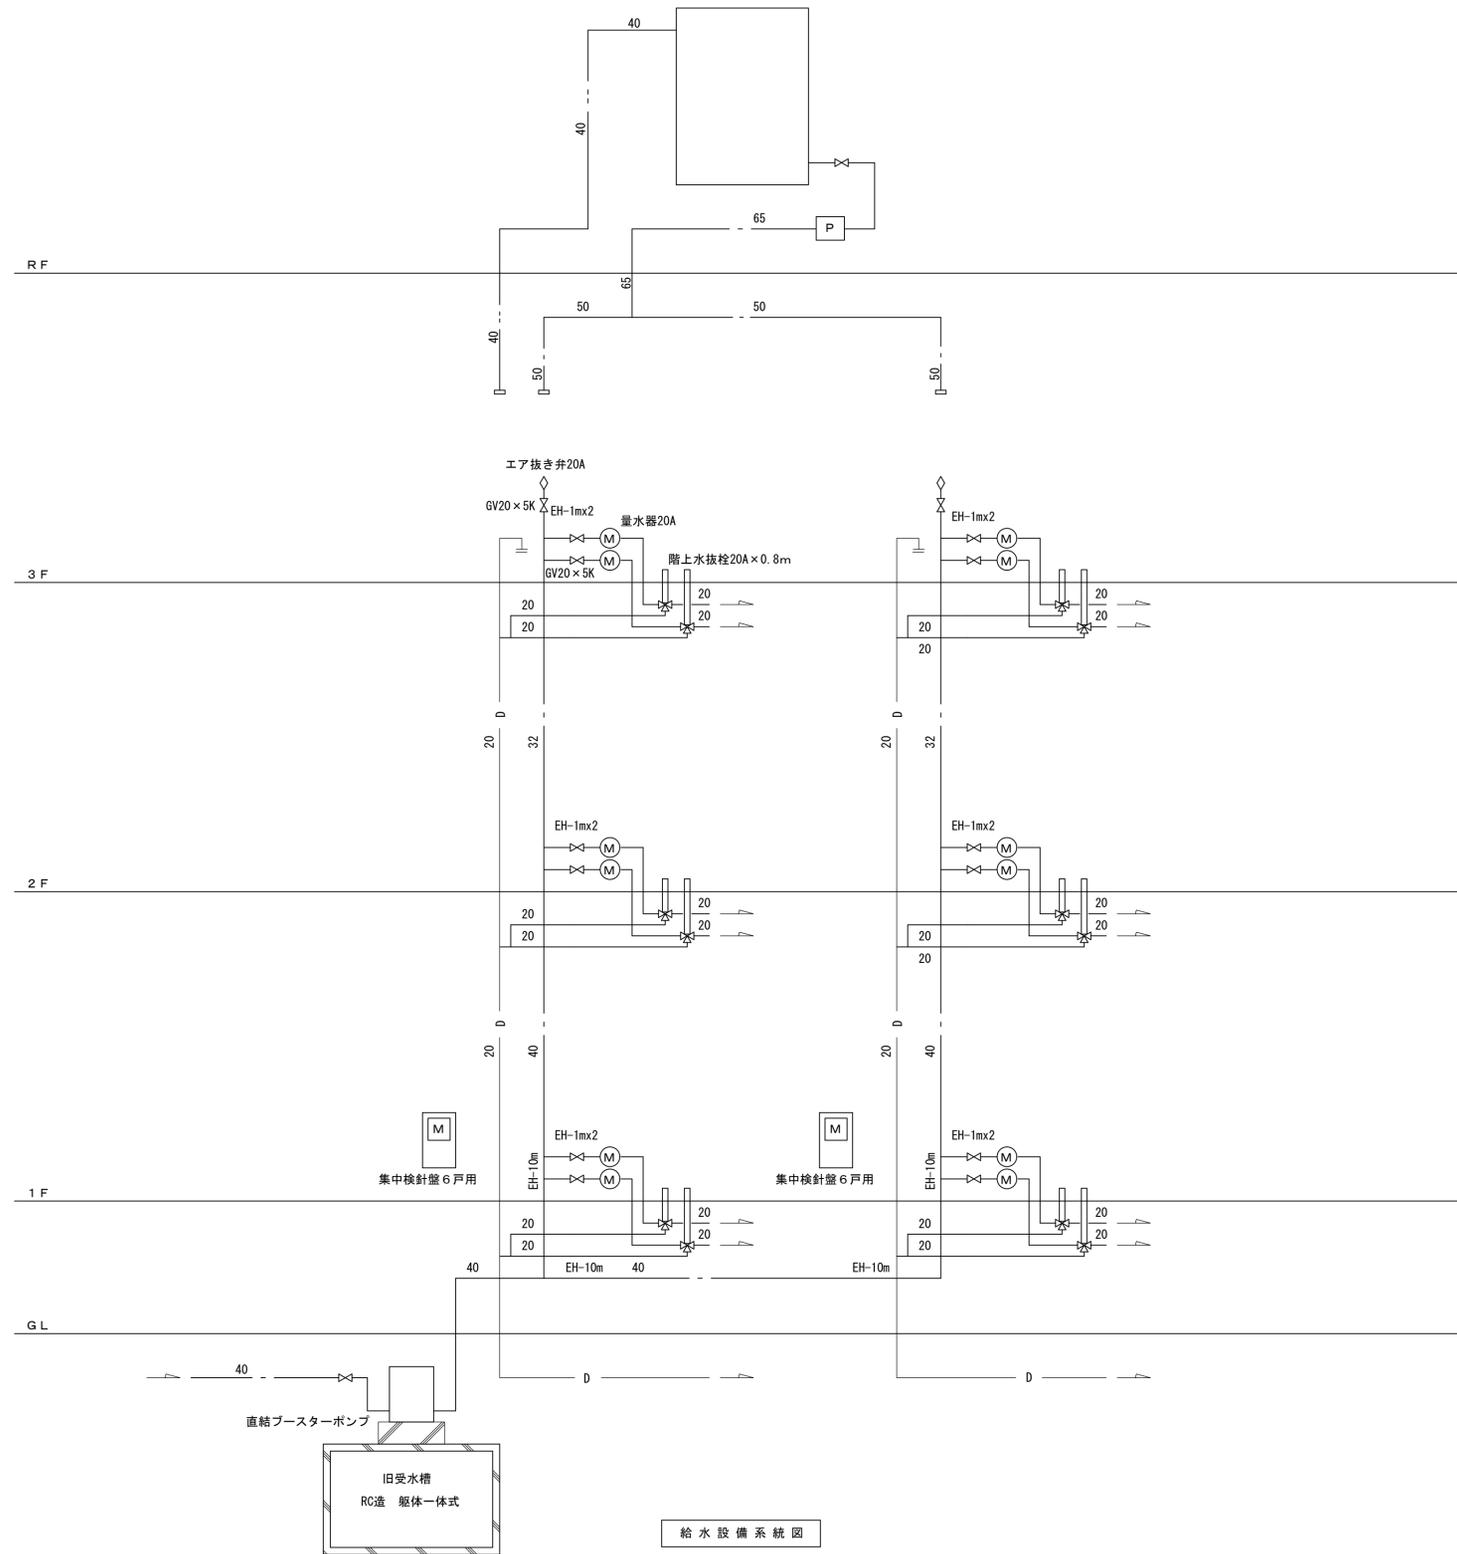


工事名	紫波警察署桜町宿舎解体ほか工事	図面内容	縮尺	区分	図面番号
			宿舎 給水設備系統図	A1 No A3 No	機械設備

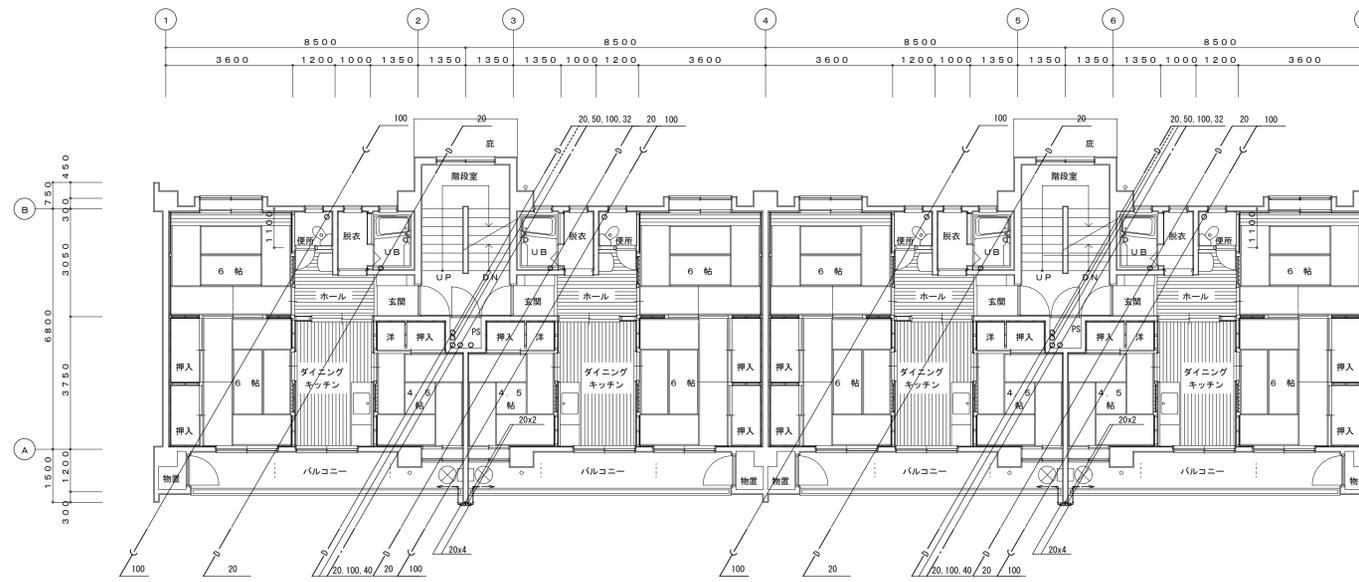

2階平面図 1/100

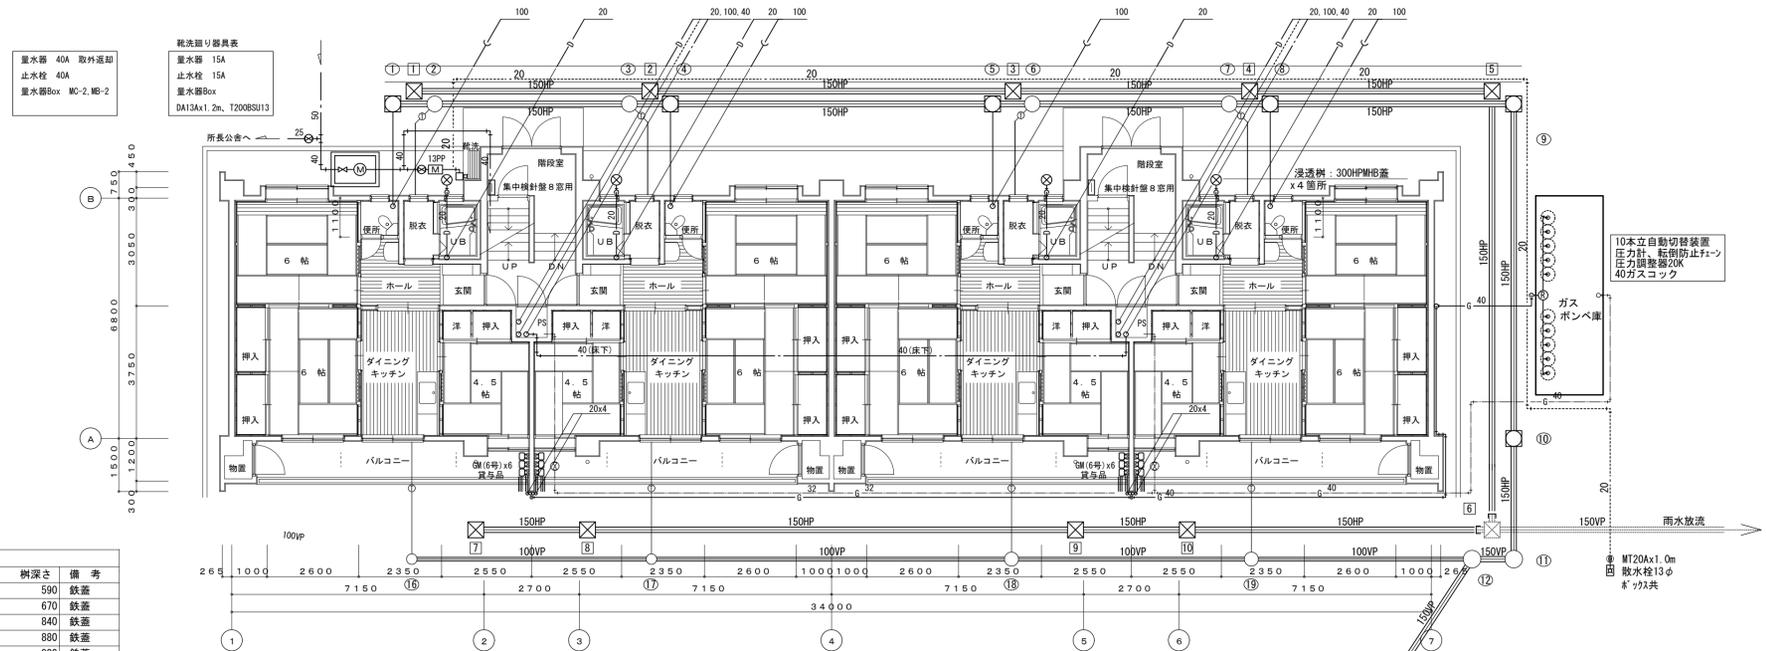

1階平面図 1/100


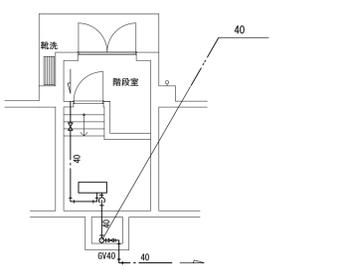


階段下平面図 1/100

汚水樹リスト					雨水樹リスト						
記号	名称	樹形状	樹径×管径	樹深さ	備考	記号	名称	樹形状	樹径×管径	樹深さ	備考
①	コカリ+樹	曲流	450φx150	600	鉄蓋	①	コカリ+樹	曲流	450φx150	590	鉄蓋
②	コカリ+樹	合流	500φx150	632	鉄蓋	②	コカリ+樹	合流	450φx150	670	鉄蓋
③	コカリ+樹	合流	500φx150	771	鉄蓋	③	コカリ+樹	合流	450φx150	840	鉄蓋
④	コカリ+樹	曲流	450φx150	739	鉄蓋	④	コカリ+樹	合流	450φx150	880	鉄蓋
⑤	コカリ+樹	合流	450φx150	919	鉄蓋	⑤	コカリ+樹	曲流	450φx150	900	鉄蓋
⑥	コカリ+樹	合流	500φx150	951	鉄蓋	⑥	コカリ+樹	曲流	450φx150	1,000	コカリ+蓋
⑦	コカリ+樹	合流	500φx150	1,101	鉄蓋	⑦	コカリ+樹	曲流	450φx150	710	コカリ+蓋
⑧	コカリ+樹	合流	450φx150	1,069	鉄蓋	⑧	コカリ+樹	合流	450φx150	750	コカリ+蓋
⑨	コカリ+樹	曲流	450φx150	1,208	鉄蓋	⑨	コカリ+樹	合流	450φx150	890	コカリ+蓋
⑩	コカリ+樹	合流	500φx150	1,370	鉄蓋	⑩	コカリ+樹	合流	450φx150	920	コカリ+蓋
⑪	コカリ+樹	曲流	500φx150	1,431	鉄蓋						
⑫	コカリ+樹	合流	500φx150	1,471	鉄蓋						
⑬	コカリ+樹	合流	500φx150	1,591	鉄蓋						
⑭	塩ビ樹	D F r	150φx150	1,631×2,170	塩ビ蓋						
⑮	公設樹	直流	500φx150	2,250	鉄蓋						
⑯	コカリ+樹	曲流	300φx100	700	鉄蓋						
⑰	コカリ+樹	合流	300φx100	830	鉄蓋						
⑱	コカリ+樹	合流	400φx100	1,080	鉄蓋						
⑲	コカリ+樹	合流	400φx100	1,210	鉄蓋						


※共用のパイプシャフト内配管及び床下配管は、凍結防止ヒーター(自己制御式)巻き。

工事名	紫波警察署桜町宿舍解体ほか工事	図面内容	宿舎 衛生設備1・2階平面図	縮尺	区分	図面番号
				A1 1/100 A3 1/200	機械設備	KMO-03

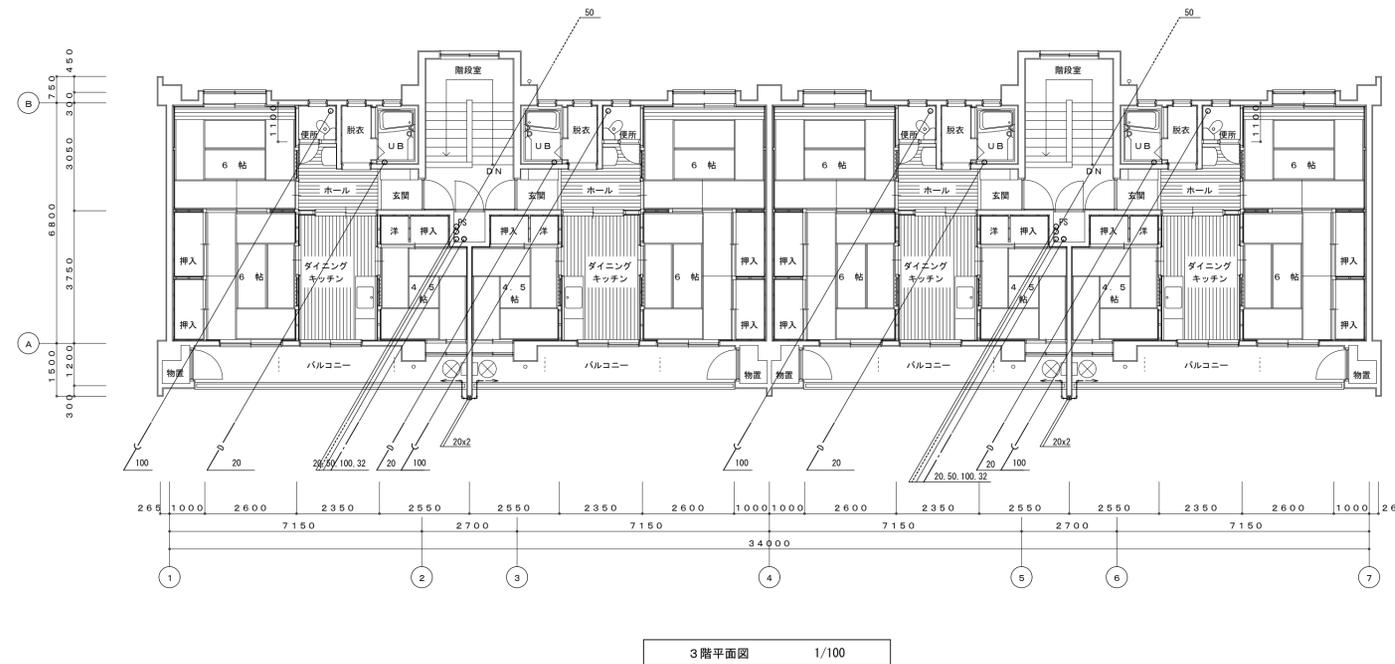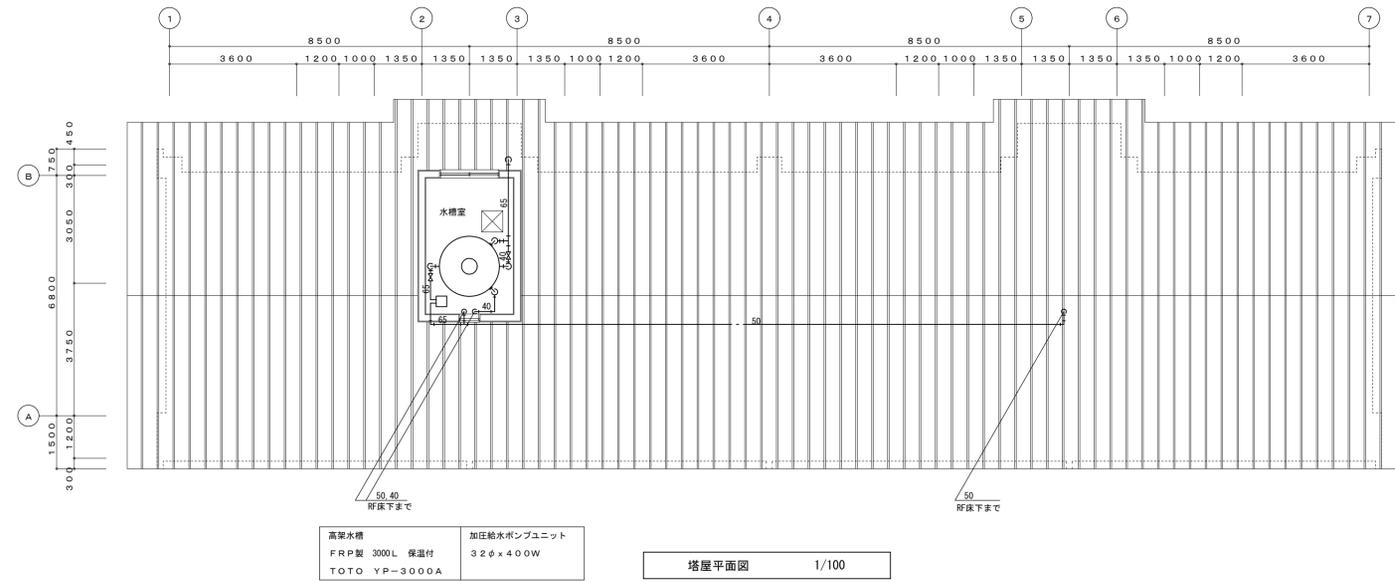


※共用のバイパスシャフト内配管及び床下配管は、凍結防止ヒーター(自己制御式)巻き。

工事名	紫波警察署桜町宿舎解体ほか工事	図面内容	縮尺	区分	図面番号
			A1 1/100 A3 1/200	機械設備	KMO-04

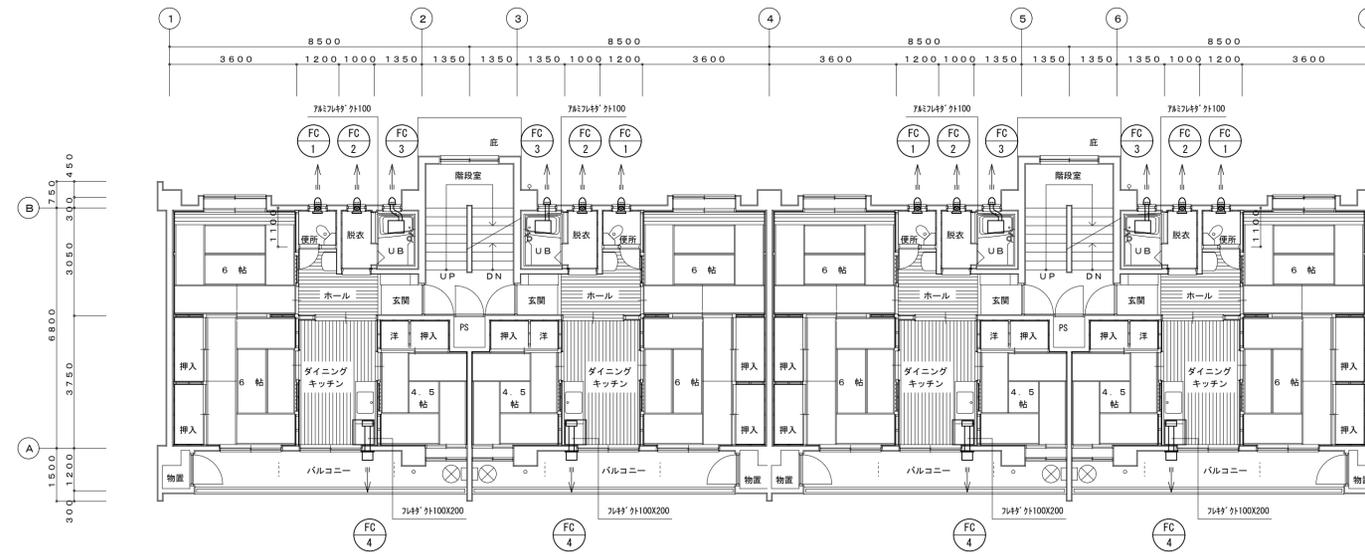


2階平面図 1/100

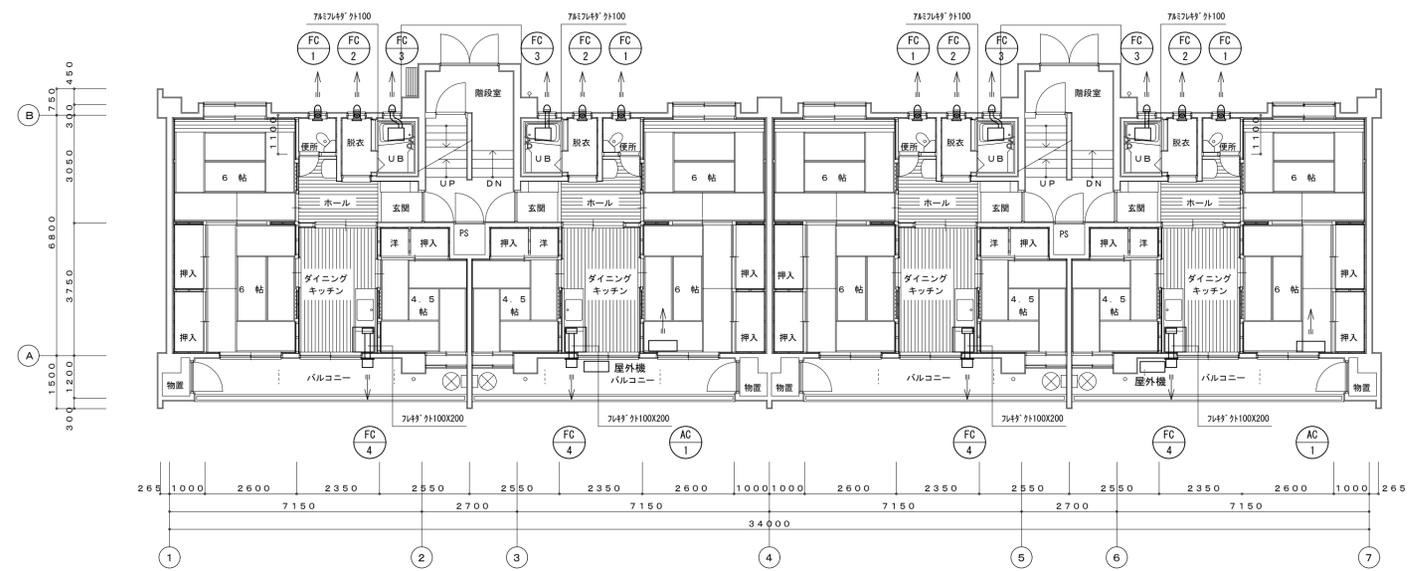


1階平面図 1/100

記号	仕様等
AC 1	ルームエアコン 冷房能力 2.5kW 暖房能力 2.8kW 冷媒配管、ﾄﾞﾚﾝｽ共 AC100V

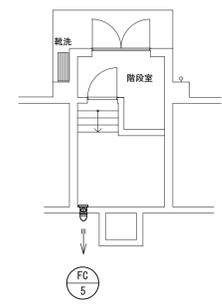

工事名	紫波警察署桜町宿舍解体ほか工事	図面内容	縮尺	区分	図面番号
		宿舍 換気設備1・2階平面図	A1 1/100 A3 1/200	機械設備	KMO-06

送風機類	記号	機器名	参考型番	形式	種別	羽根径 mm	風量 m³/h	静圧 Pa	電動機	シャッター形式	台数	備考
	FC-1	換気扇	V-08PSEA	※普通形 ○ハイファン	※標準形・防湿形	80	60	0	単相 100 V 5 W	※連動形 ○電気形	12	人感センサー付自動運転タイプ 深型フード(SUS)
	FC-2		V-08PSE	※普通形 ○ハイファン	※標準形・防湿形	80	60	0	単相 100 V 4 W	※連動形 ○電気形	12	深型フード(SUS)
	FC-3		V-100EZ-T-RL	※普通形・圧力形 ○天井埋込形	※標準形・防湿形	100/60	60/30	単相 100 V 22/17 W	◎連動形・電気形	◎連動形・電気形	12	乾燥用ターミナル付、2×10-55X1/2 (照明用舎) 付属 B.L.品 深型フード(SUS)
	FC-4		V-317K	※普通形 ○レンジフード	※標準形・防湿形	400/150	80/40	単相 100 V 79/57 W	◎連動形・電気形	◎連動形・電気形	12	700mm幅 浅型タイプ 専用カバー(SUS)共
	FC-5		V-20PKS	※普通形 ○ハイファン	※標準形・防湿形	200	200	8	単相 100 V 9 W	◎連動形・電気形	1	露出型サーモスイッチ共

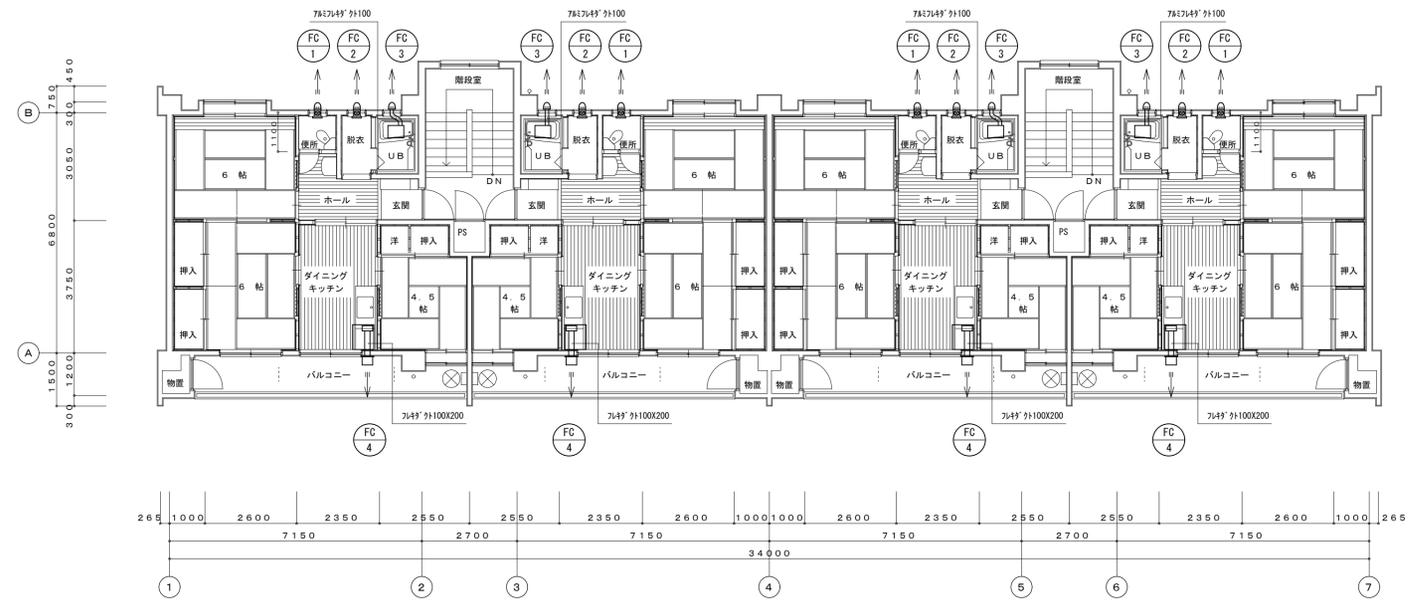

3階平面図 1/100

工事名	紫波警察署桜町宿舎解体ほか工事	図面内容	宿舎 換気設備3階平面図	縮尺	区分	図面番号
				A1 1/100 A3 1/200		

