
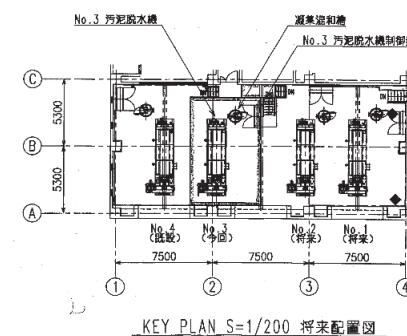
 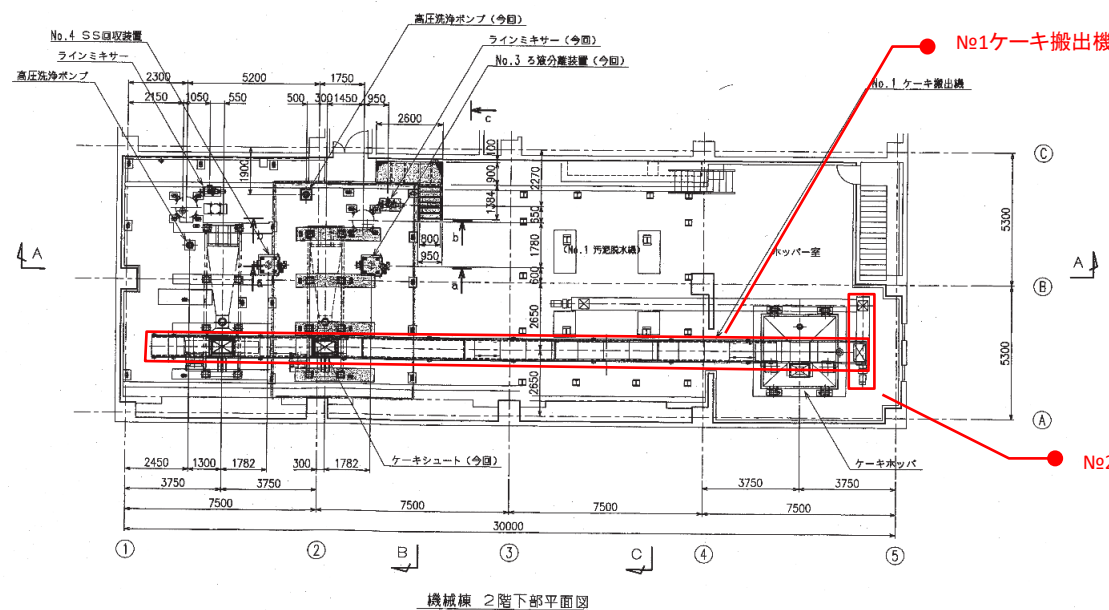

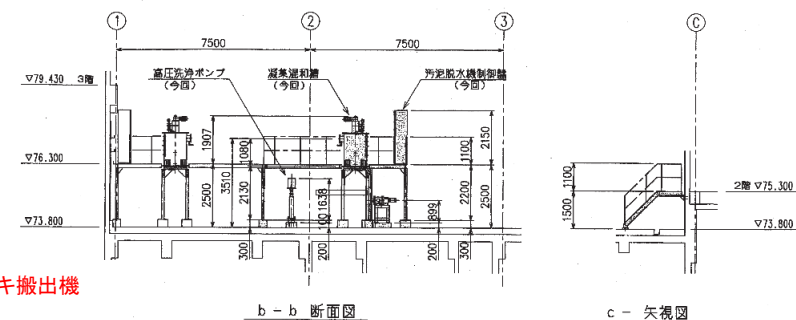
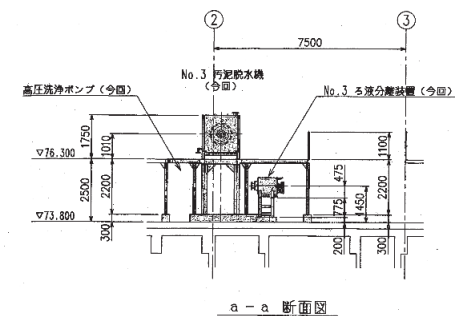


記号	名称	記号	名称	記号	名称
○	配水ケーキ	○	ボール弁	W	重量計
—FW—	排水管	○	玉弁	L	レベル計
—D—	排水管	○	電動ボール弁	X	分析計
—OP—	油圧用管	○	タンバ	T	温度計
—A—	空気管	○	ライトクラス	P	圧力計
—OO—	真空管	○	可とう管	F	流量計
○	真空測定口 25A	○	ボールジョイント	PH	PH計
—ok—	計読空気管	○	伸縮継手	FS	フロースイッチ
○	仕切弁	○	伸縮継手		
—F—	逆止弁	○	割管		

番号	101	102	103	104	105	106	107	108	109
機名	No.1ケーキ搬出機	No.2ケーキ搬出機	No.3ケーキ搬出機	ケーキ分配機	ケーキ搬送ポンプ	汚濁剤注入装置	ポンプ吐出弁	ケーキ供給弁	管渠排水ポンプ
形式	30-9-25 スクリュウコンベヤ	スクリュウコンベヤ	スクリュウコンベヤ	スクリュウコンベヤ	ピストン式	プランジャーポンプ	電動ボール弁	電気電動ボール弁	ノックロック
仕様	24m <sup>2</sup> /hrx1.5KW	4.0t/hrx1.5KW	4.0t/hrx3.7KW	4.0t/hrx1.5KW	4.0t/hrx60kg/cm <sup>2</sup>	3.3L/minx3.7KW	250Ax0.75KW	250A	85Ax0.3m <sup>2</sup> /hrx12m1.5KW
長さ	1	1	1	1	2(1)	2	2	2	1
全長	1	1	1	1	2(1)	2	2	2	1
備考	機器延長、トリッパー取付								

岩手県北上川上流流域下水道事務所  
 北上浄化センター(脱水設備)No.1ケーキ搬出機ほか  
 点検整備業務委託  
 全6枚中の2  
 令和8年度  
 フローシート  
 縮尺: NONE

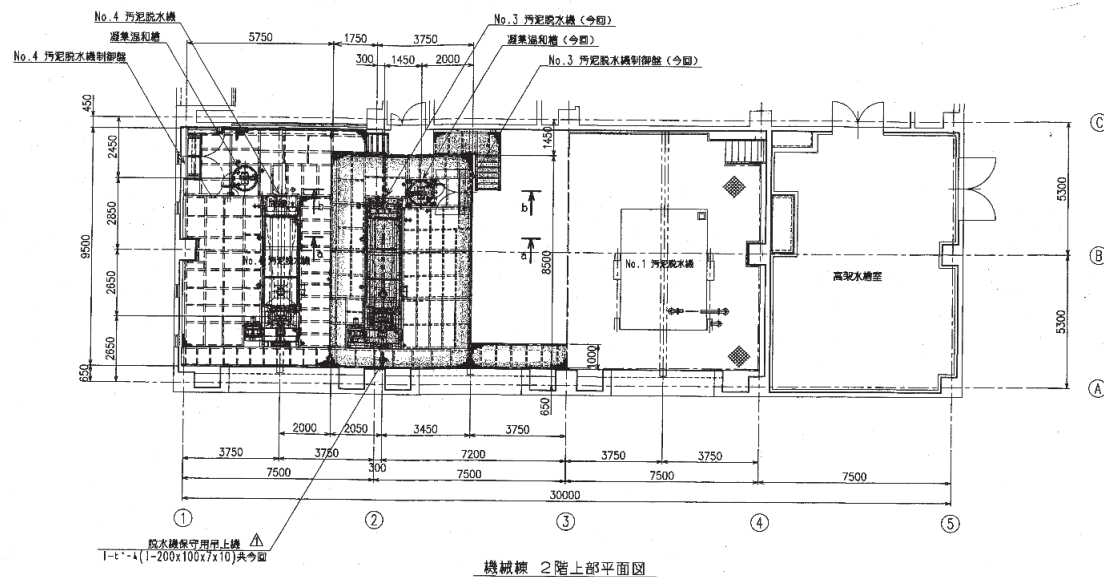

# 岩手県北上川上流流域下水道事務所 北上浄化センター(脱水設備)No.1ケーキ搬出機ほか 点検整備業務委託

全6枚中の3

### 機器配置平面図

令和8年度

縮尺: NONE





岩手県北上川上流流域下水道事務所	
北上浄化センター(脱水設備)No.1 ケーキ搬出機ほか 点検整備業務委託	
全6枚中の5	No.1ケーキ搬出機ヘッド及びテール部ブリー(参考)
令和8年度	縮尺: NONE

